



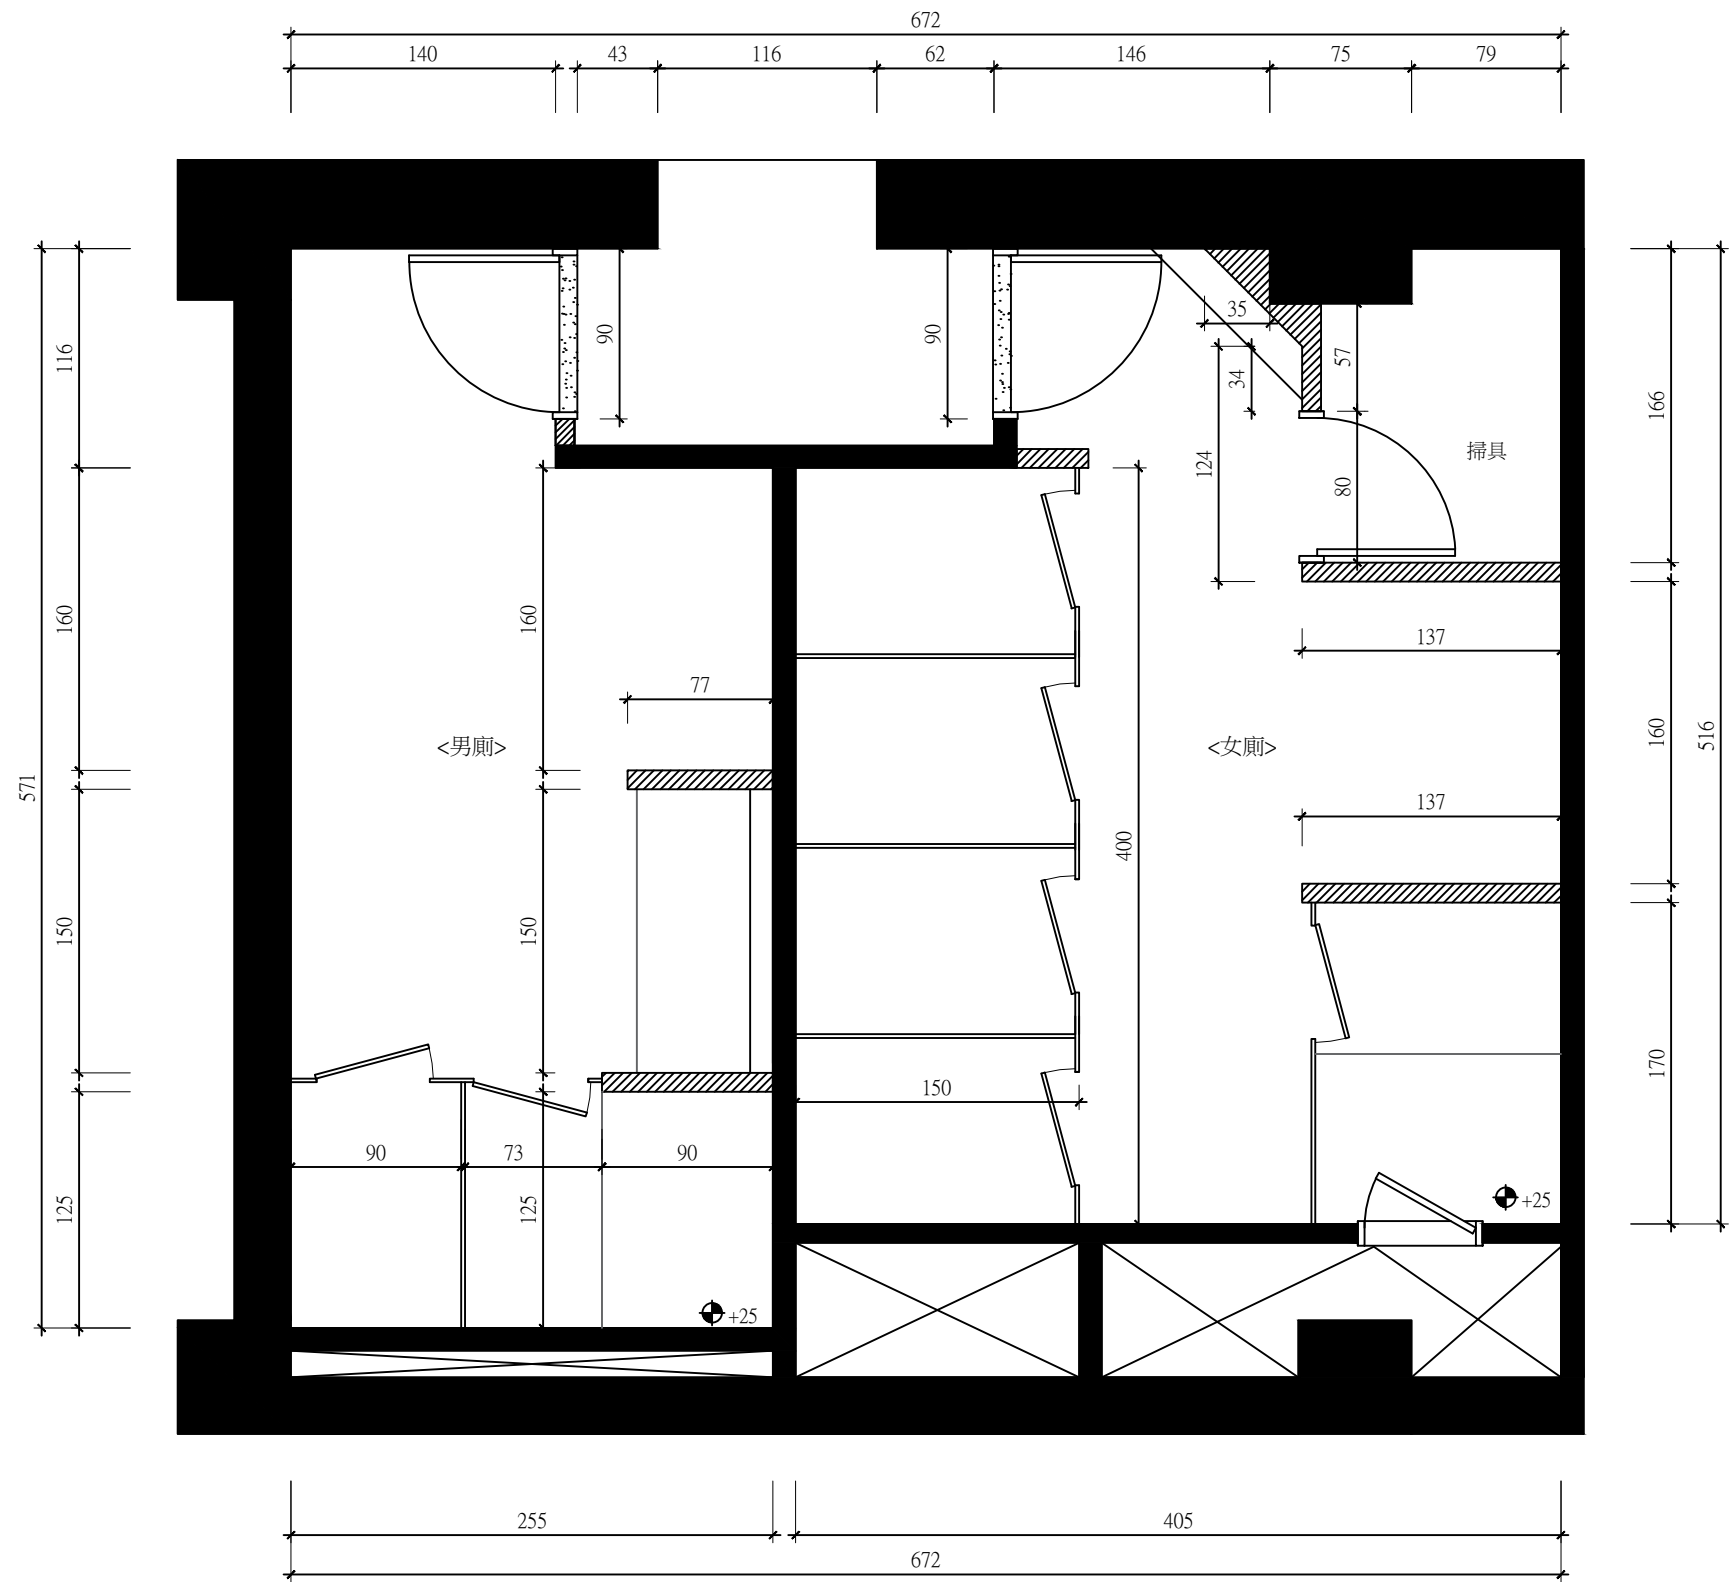
工業技術研究院
Industrial Technology
Research Institute

工程名稱	51館11F中央廁所裝修工程	設計	曾盛寬	審核	周慧貞	核准	周慧貞	繪圖日期	1090221	修訂日期	
圖名	現況平面圖	比例	A4=1/60 A3=1/40	單位	CM	版本		圖號	A2-01	張號	01/16

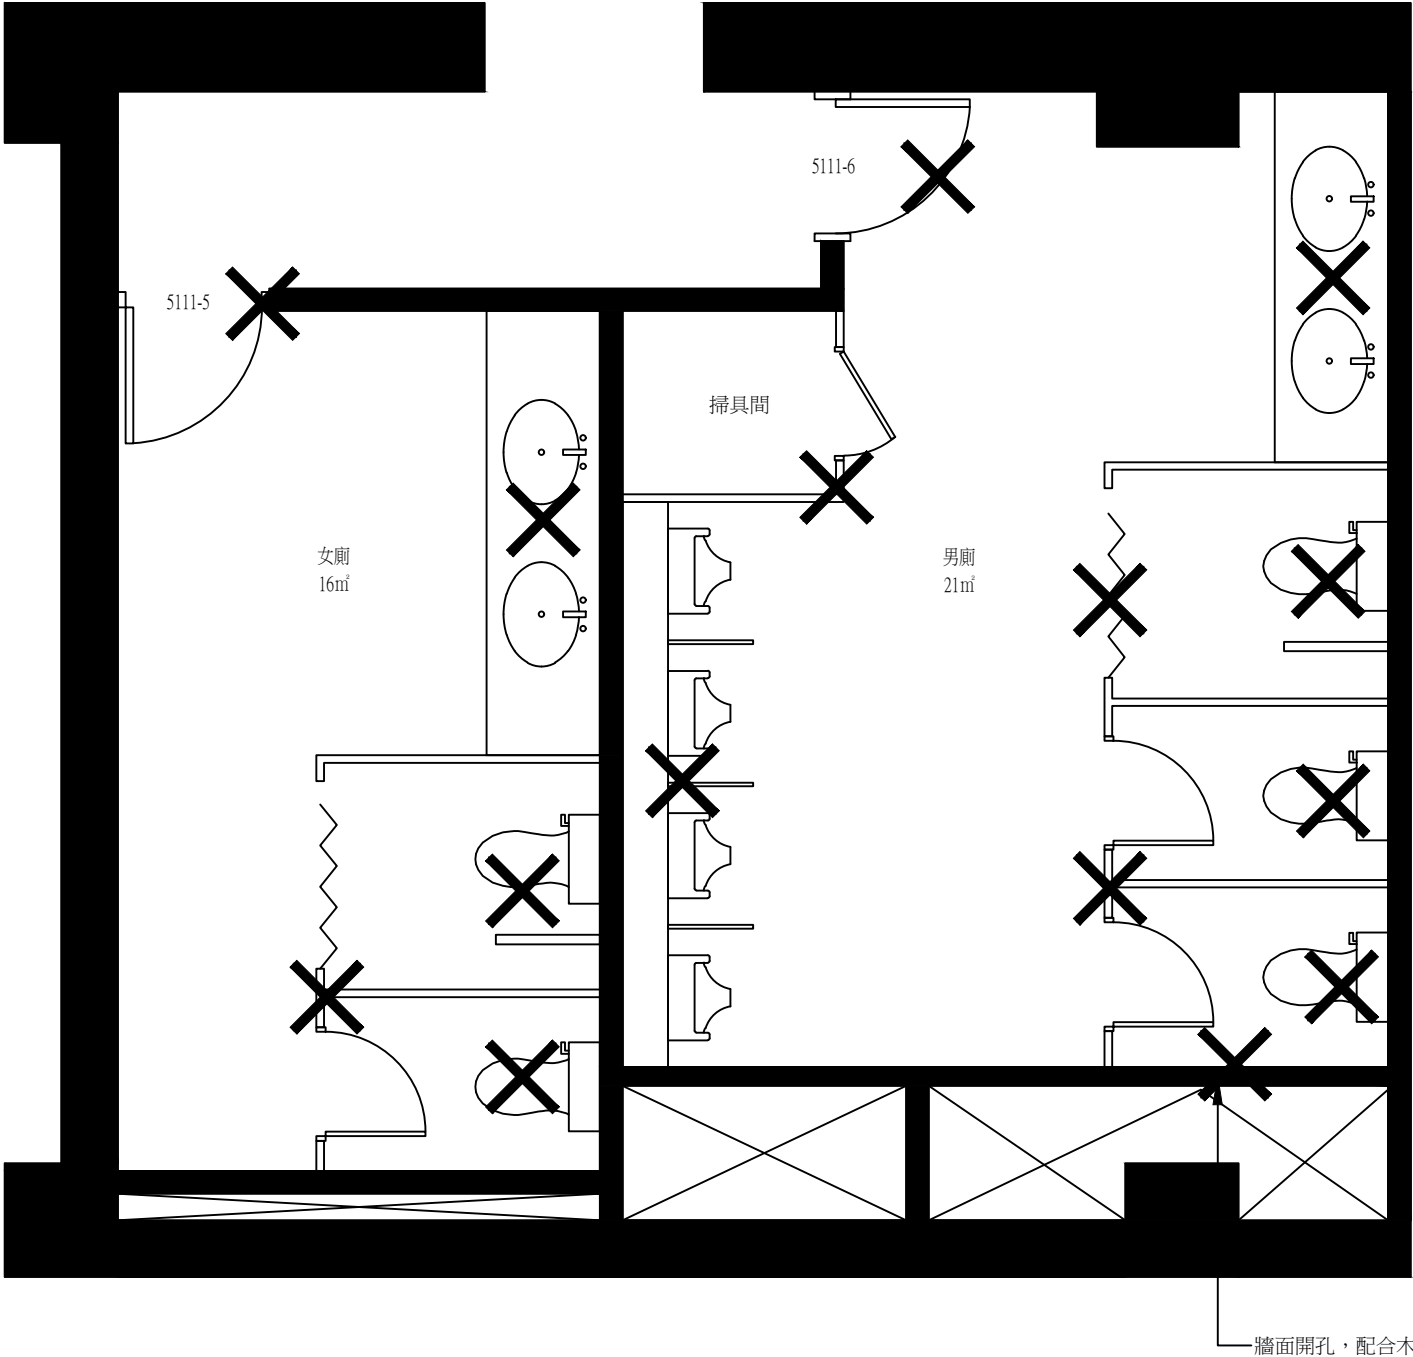

注意:1-現有天花,搗擺,所有地壁磚及畫叉部分,拆除運棄
2-燈具或衛生設備等若需指定保留之部分,需小心拆除並移至業主指定地點存放作為以後其他建築物之維修備品
3-拆除後之事業廢棄物需合法清運

 <div>工業技術研究院 Industrial Technology Research Institute</div>	工程名稱	51館11F中央廁所裝修工程	設計	曾盛寬	審核	周慧貞	核准	周慧貞	繪圖日期	1090221	修訂日期	1090706
	圖名	拆除平面圖	比例	A4=1/60 A3=1/40	單位	CM	版本		圖號	A2-02	張號	02/16



工業技術研究院
Industrial Technology
Research Institute

工程名稱
圖名

51館11F中央廁所裝修工程
隔間尺寸放樣圖

設計
比例

曾盛寬
A4=1/60
A3=1/40

審核
單位

周慧貞
CM

核准
版本


周慧貞


繪圖日期
圖號


1090221
A2-03

修訂日期
張號

1090421
03/16


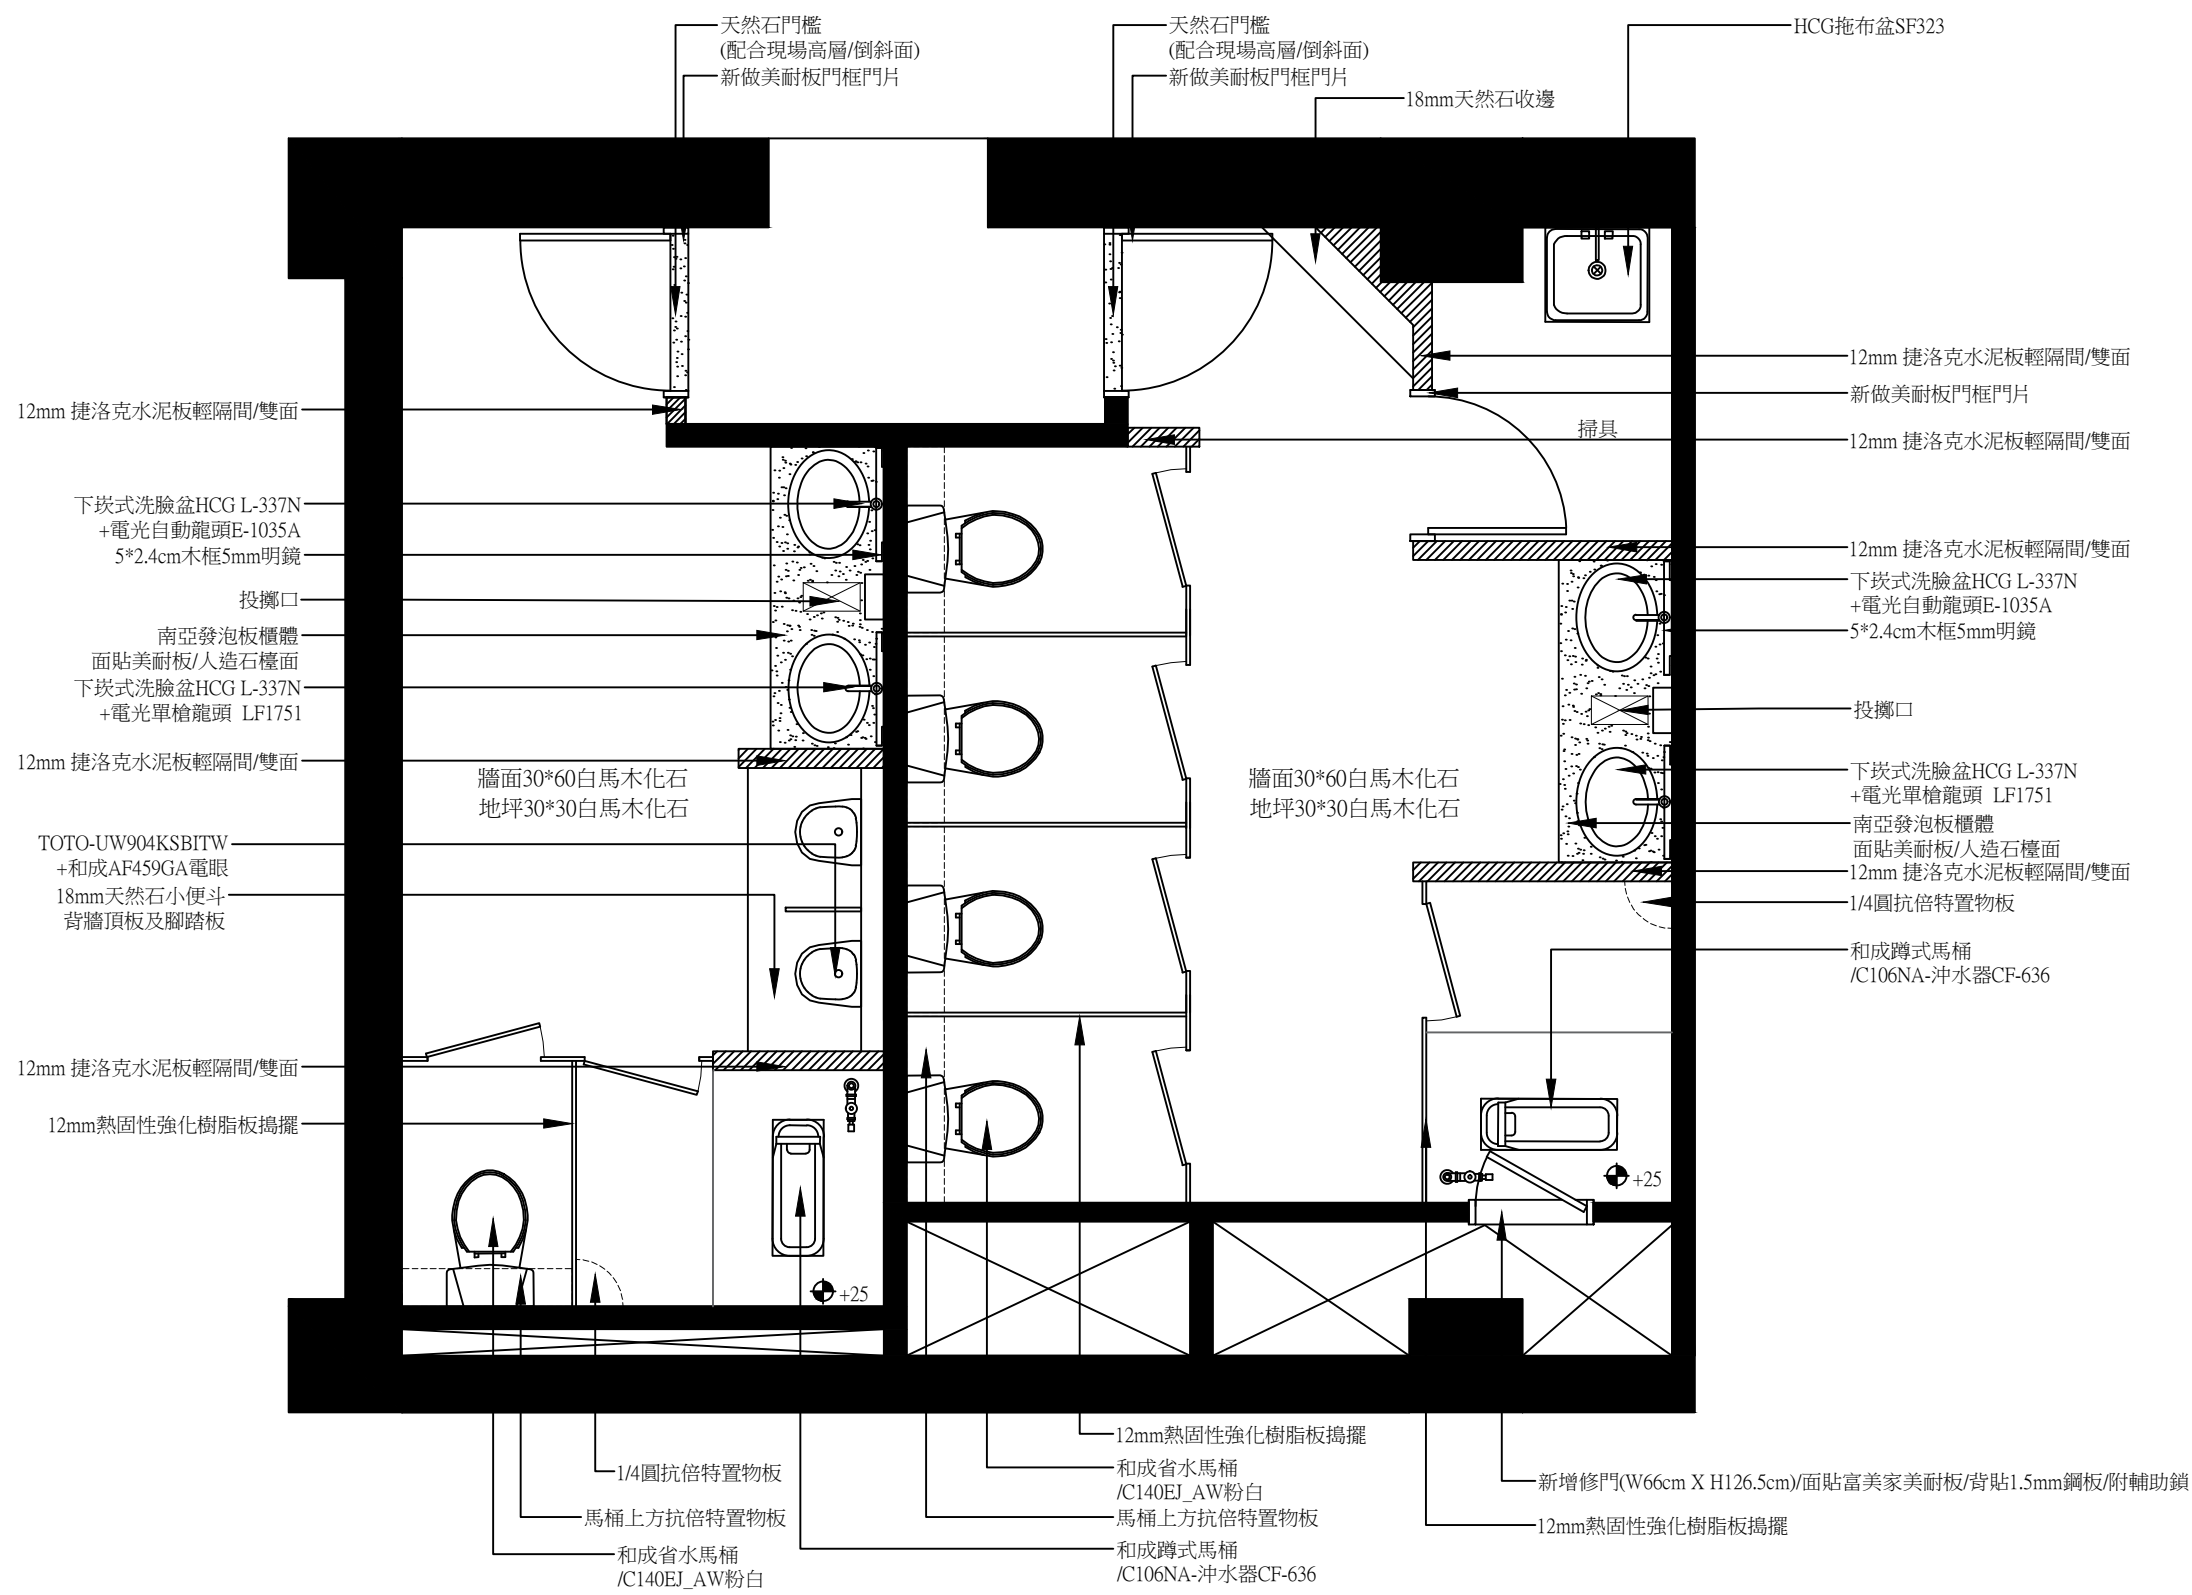


 工業技術研究院 Industrial Technology Research Institute	工程名稱	51館11F中央廁所裝修工程	設計	曾盛寬	審核	周慧貞	核准	周慧貞	繪圖日期	1090221	修訂日期	1090421
	圖名	裝修平面圖	比例	A4=1/60 A3=1/40	單位	CM	版本		圖號	A2-04	張號	04/16

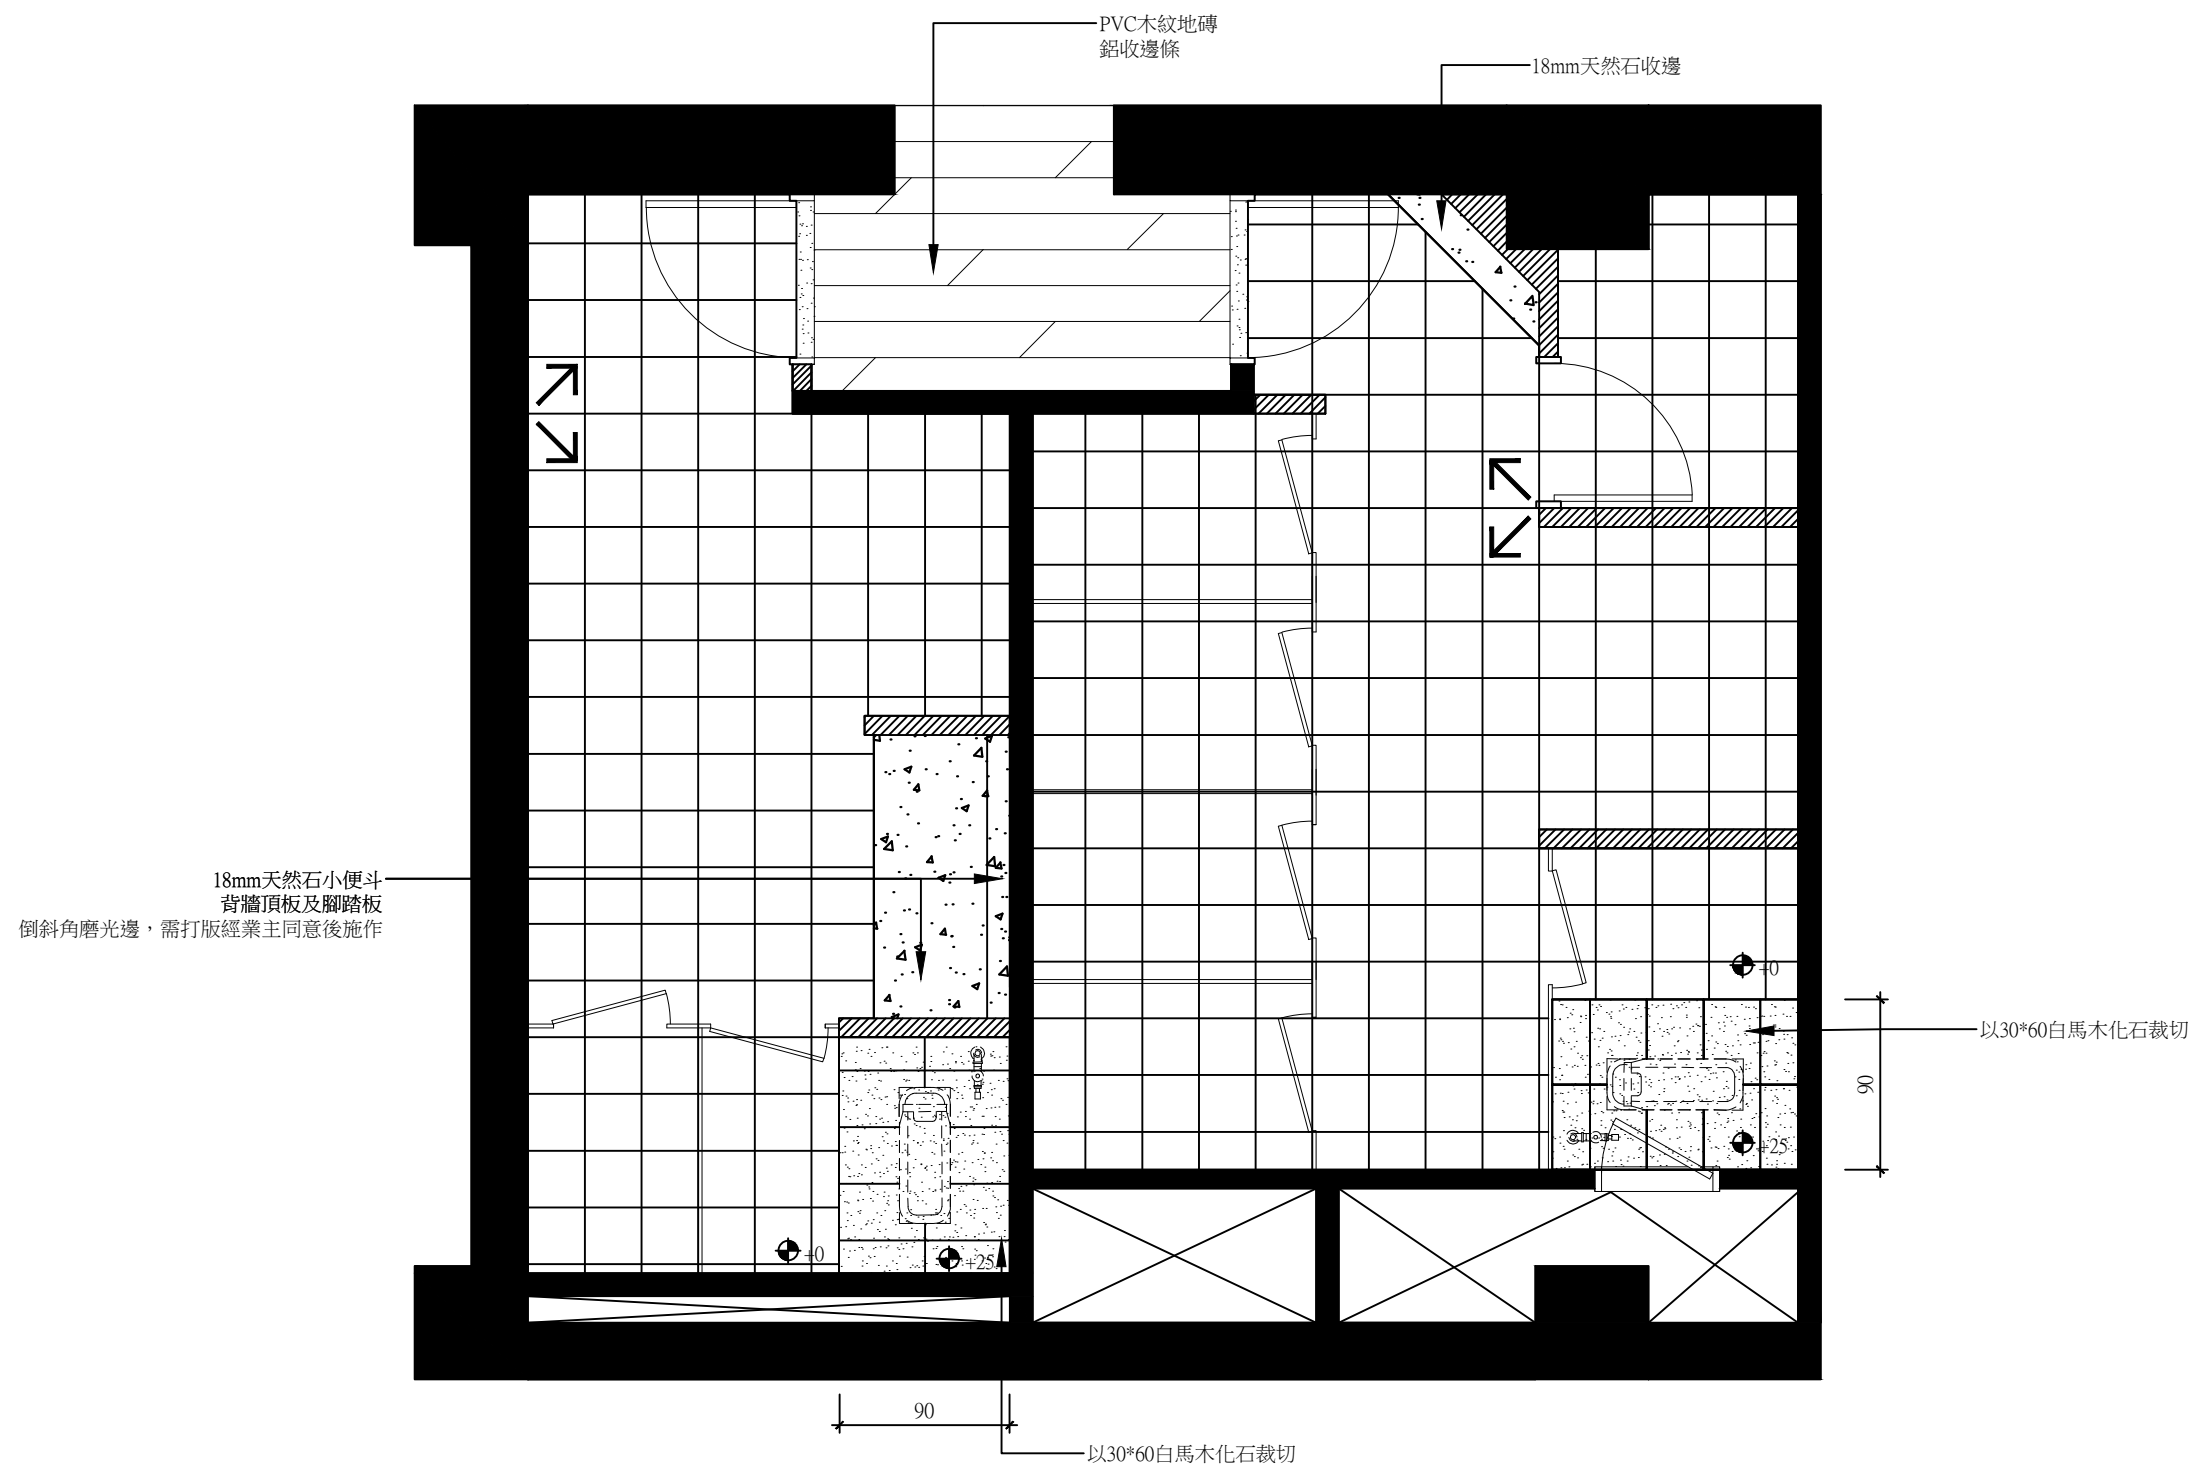

工業技術研究院
Industrial Technology
Research Institute

工程名稱	51館11F中央廁所裝修工程	設計	曾盛寬	審核	周慧貞	核准	周慧貞	繪圖日期	1090221	修訂日期	1090421
圖名	地坪配置圖	比例	A4=1/60 A3=1/40	單位	CM	版本		圖號	A2-05	張號	05/16

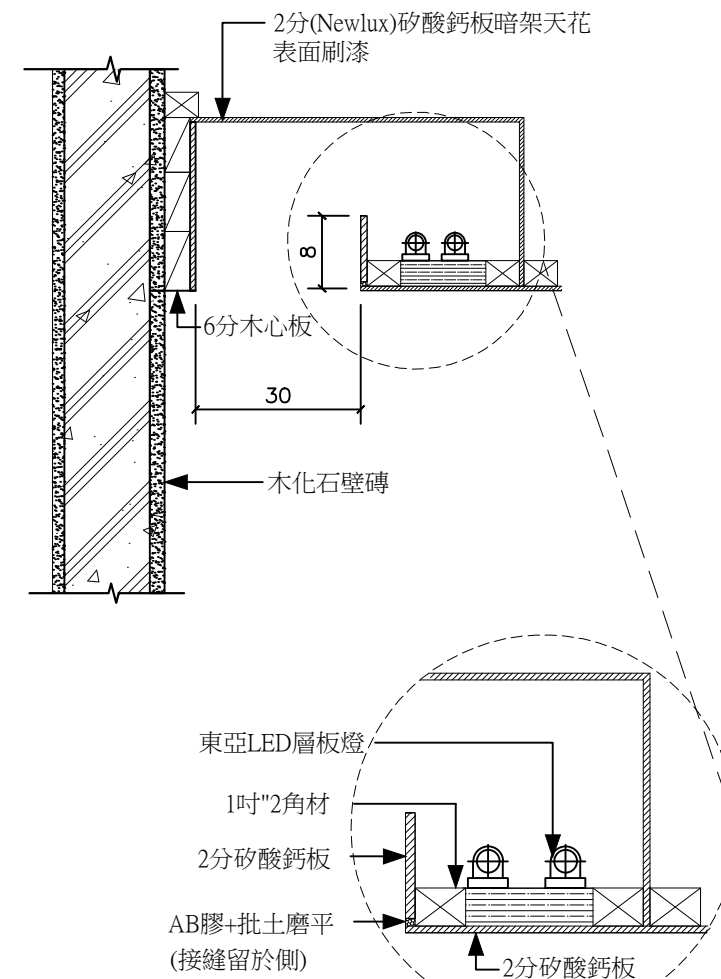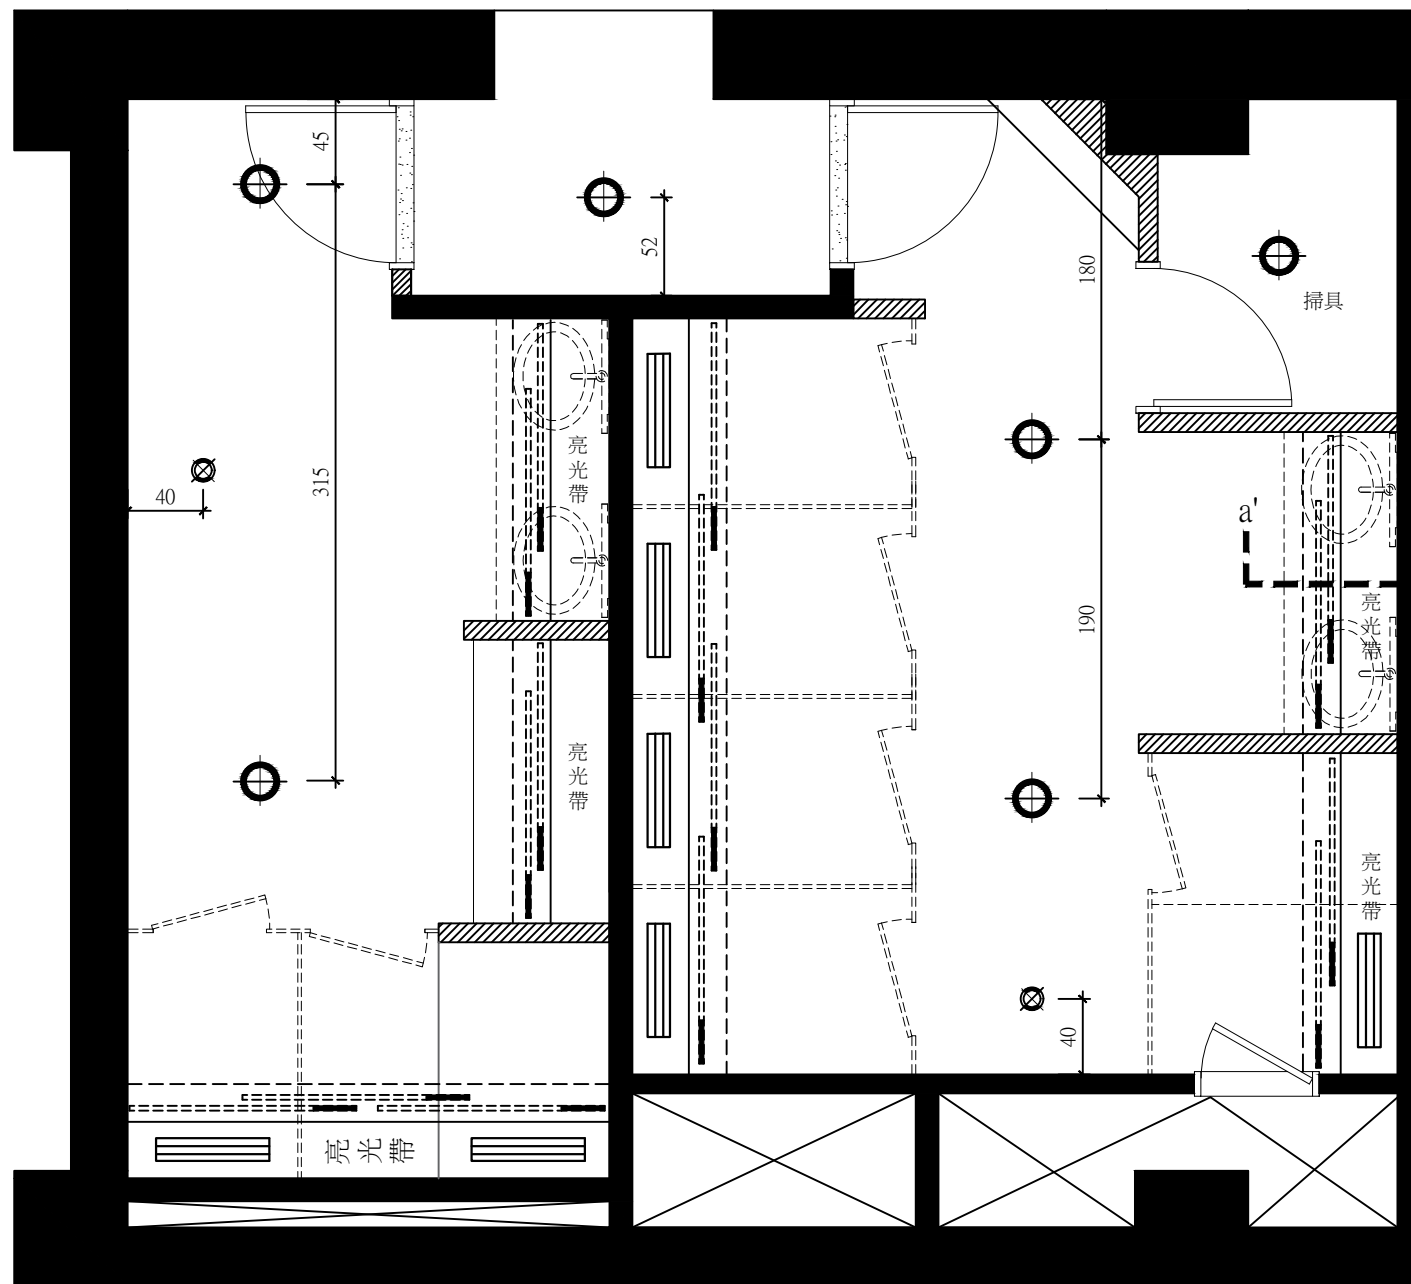



天花大樣: a-a"詳圖



圖例	說明
	云光坎燈-LED-ED060/4000K
	LED投射燈/東亞 ID20092黃光
	東亞 投射燈 /D-13624 黃光/3000K
	LED層板燈/LGJ5024L LE9 09/Panasonic 國際牌
	隔柵型抽風口


施工注意事項:



- 1-所有6mm(日製NA lux)矽酸鈣板交接處,留3~5mm勾縫,打AB膠補實
- 2-矽酸鈣板全面批土,板片接縫需貼紗布且特別加強批土2~3次
接縫兩側之批土寬度每側需>30cm
完成面以目視看不出接縫有凹凸或波浪為合格
- 3-所有檢修口/抽氣口位置由業主依現場指定
費用含於天花板估價(廁所設檢修口至少3處)

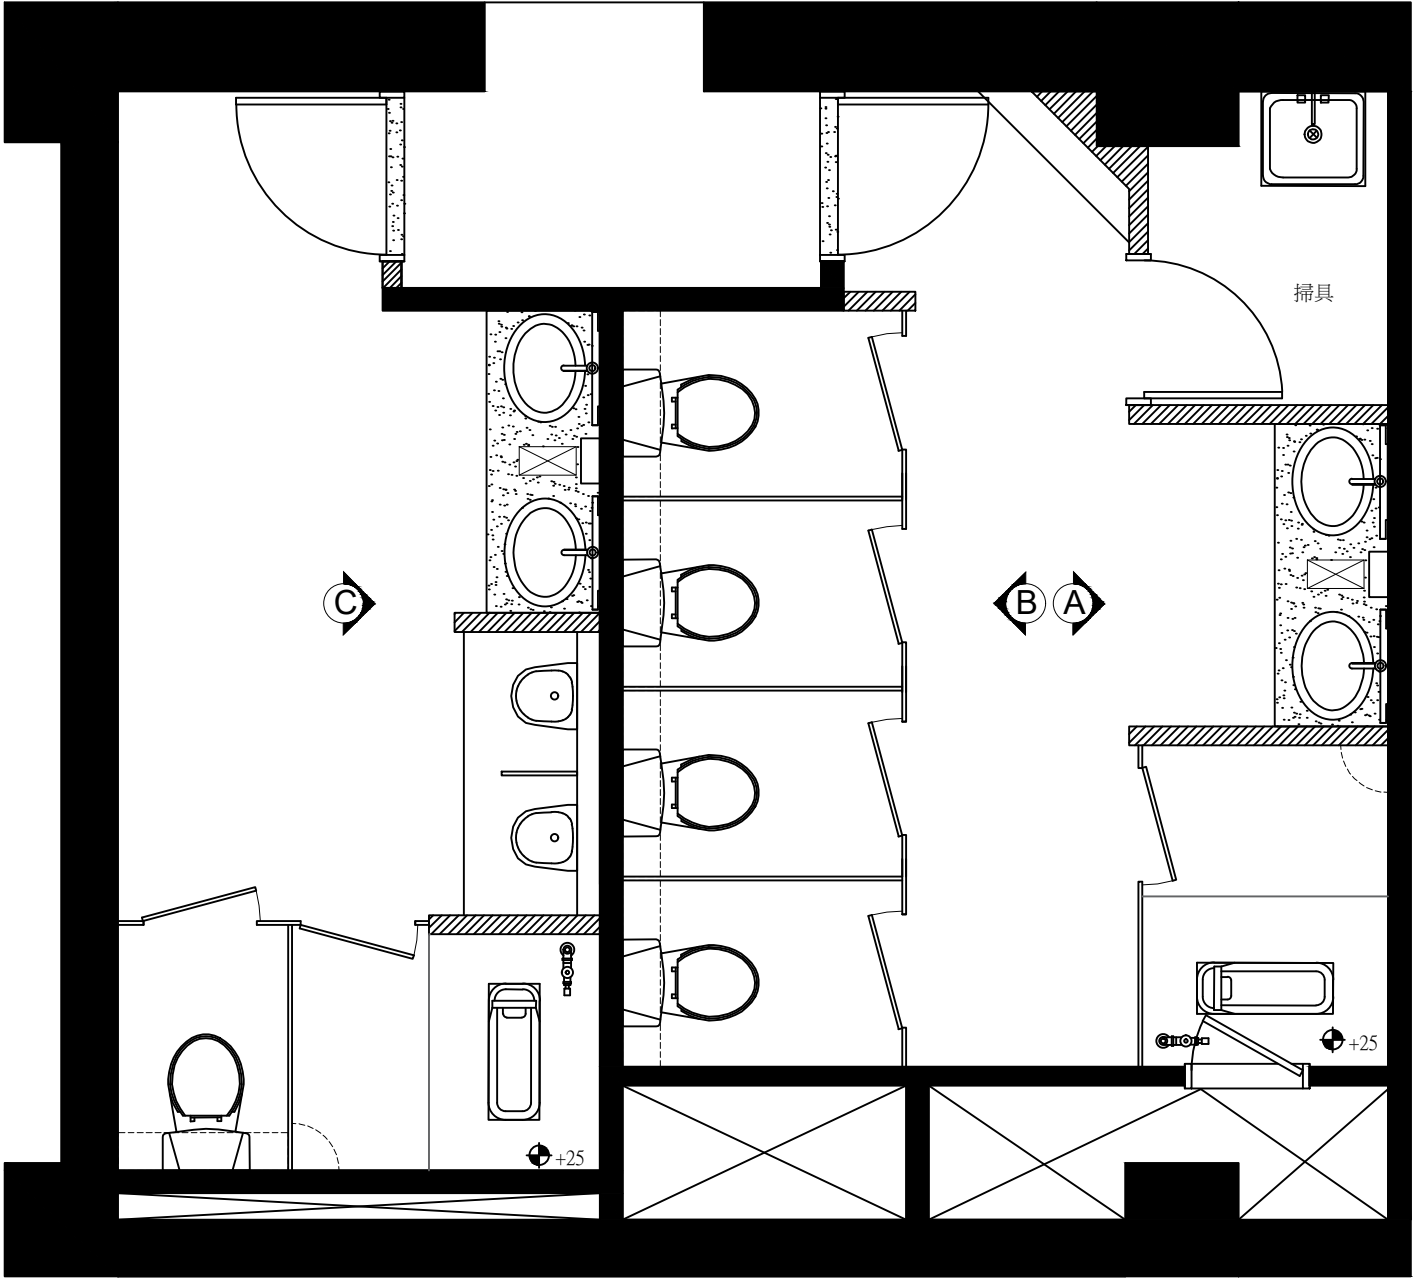


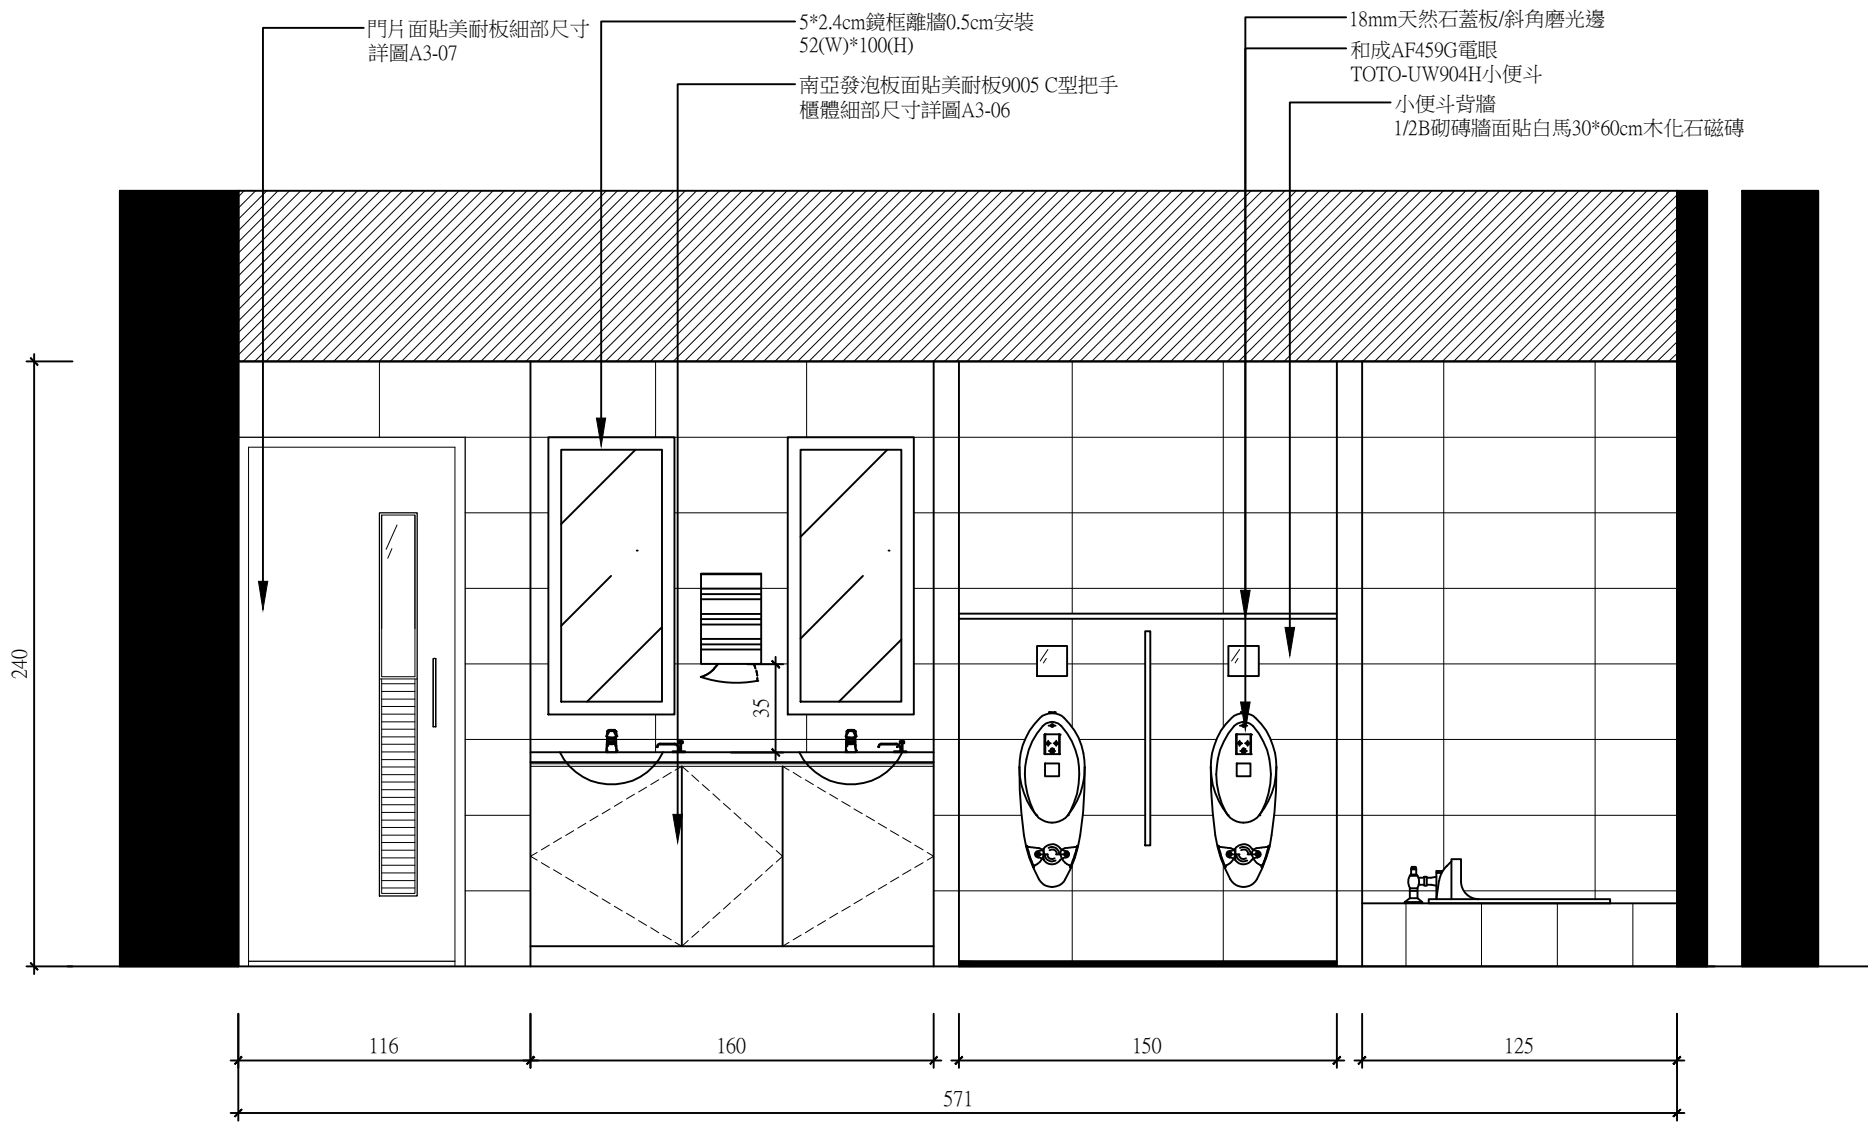
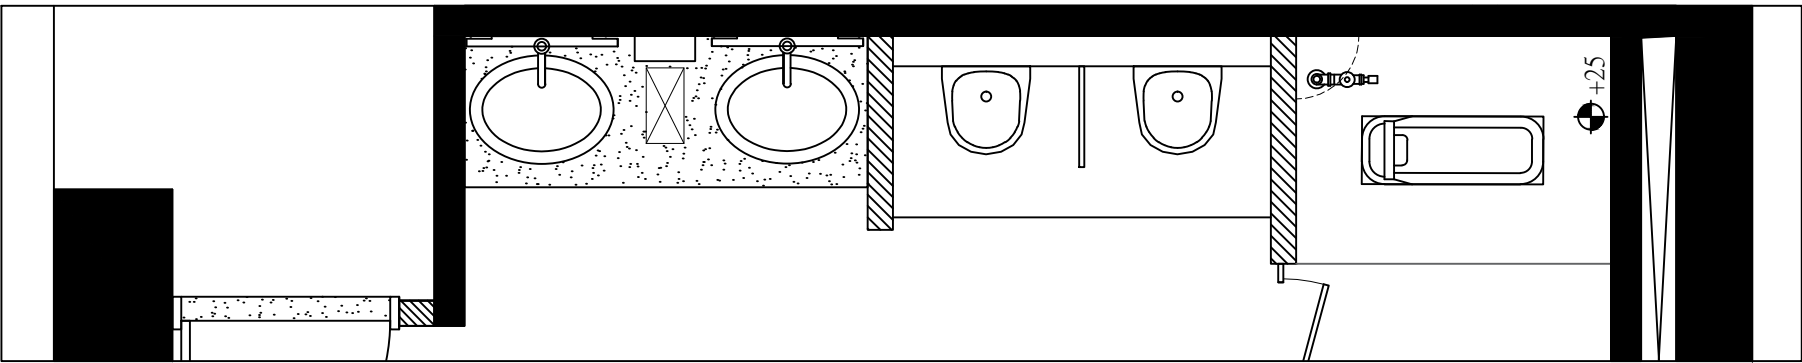
 工業技術研究院 Industrial Technology Research Institute	工程名稱	51館11F中央廁所裝修工程	設計	曾盛寬	審核	周慧貞	核准	周慧貞	繪圖日期	1090221	修訂日期	1090422
	圖名	立面索引圖	比例	A4=1/60 A3=1/40	單位	CM	版本		圖號	A2-07	張號	07/16

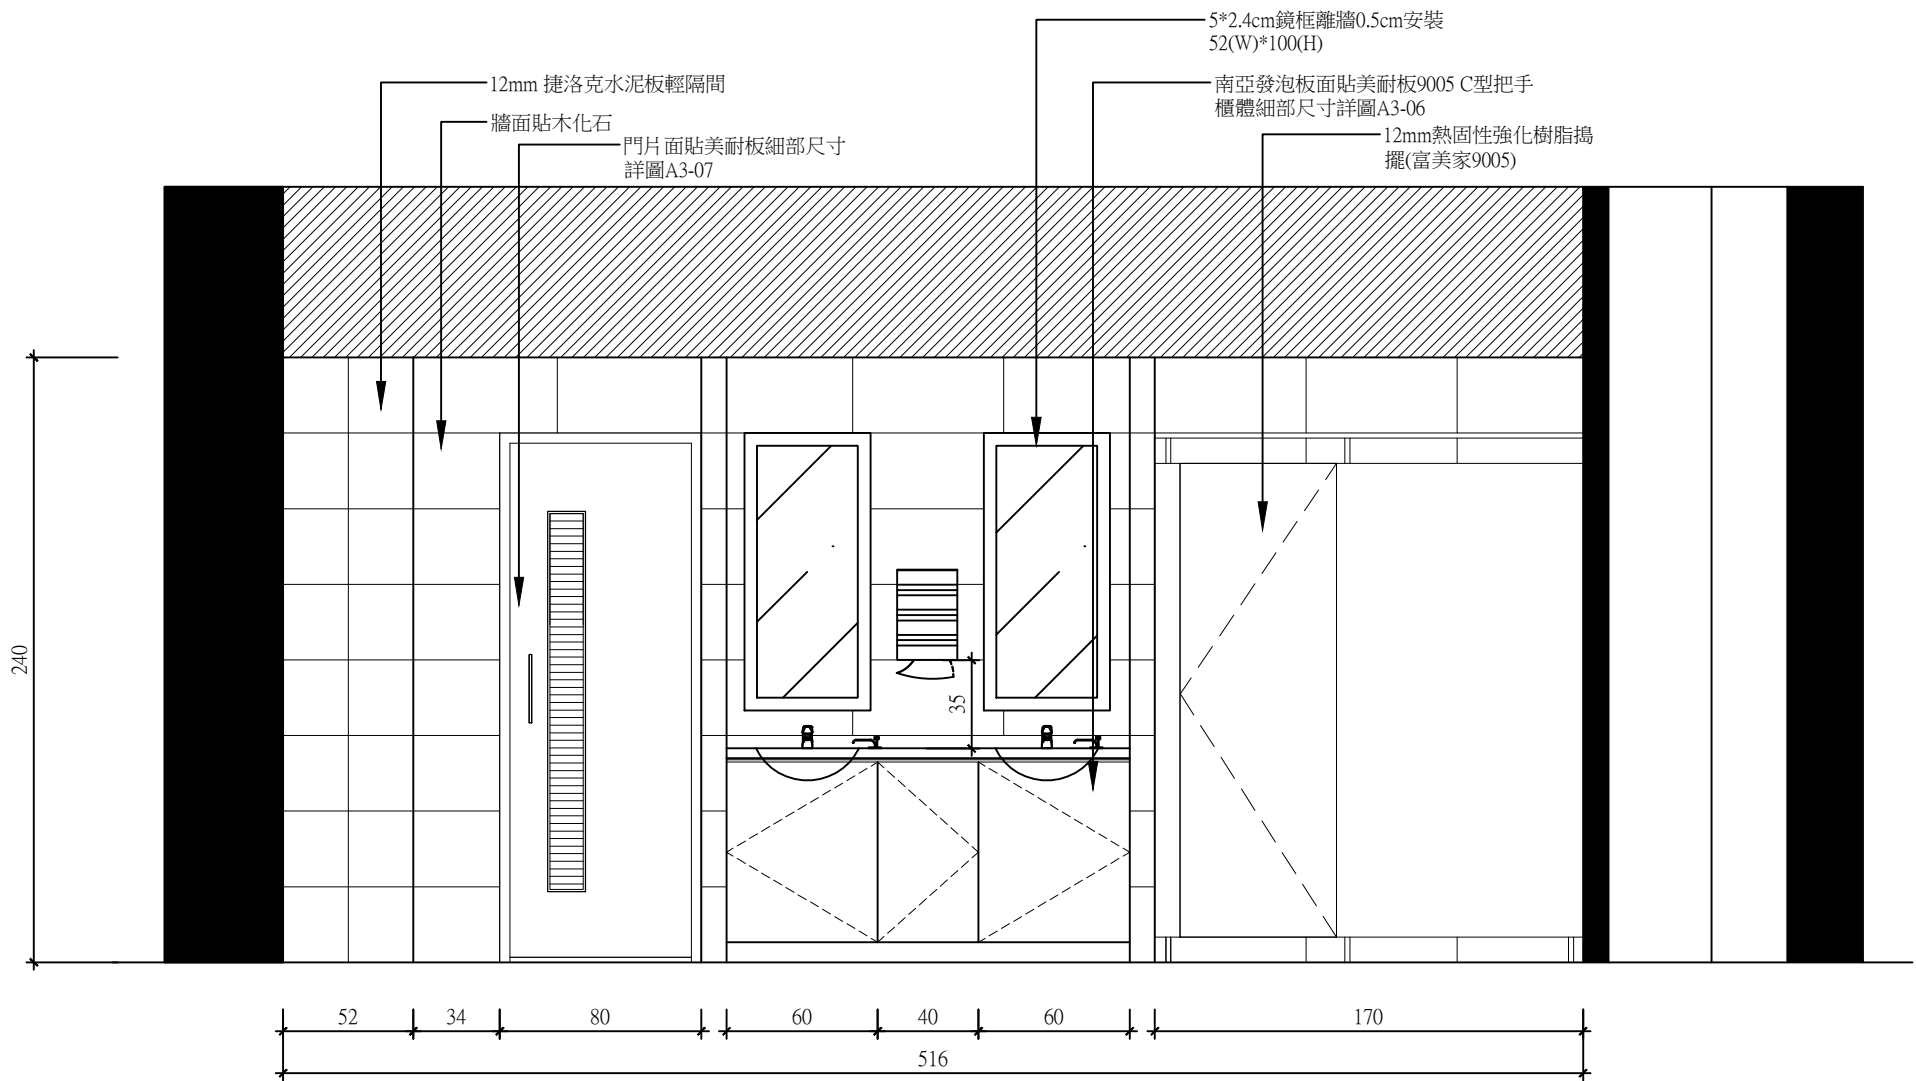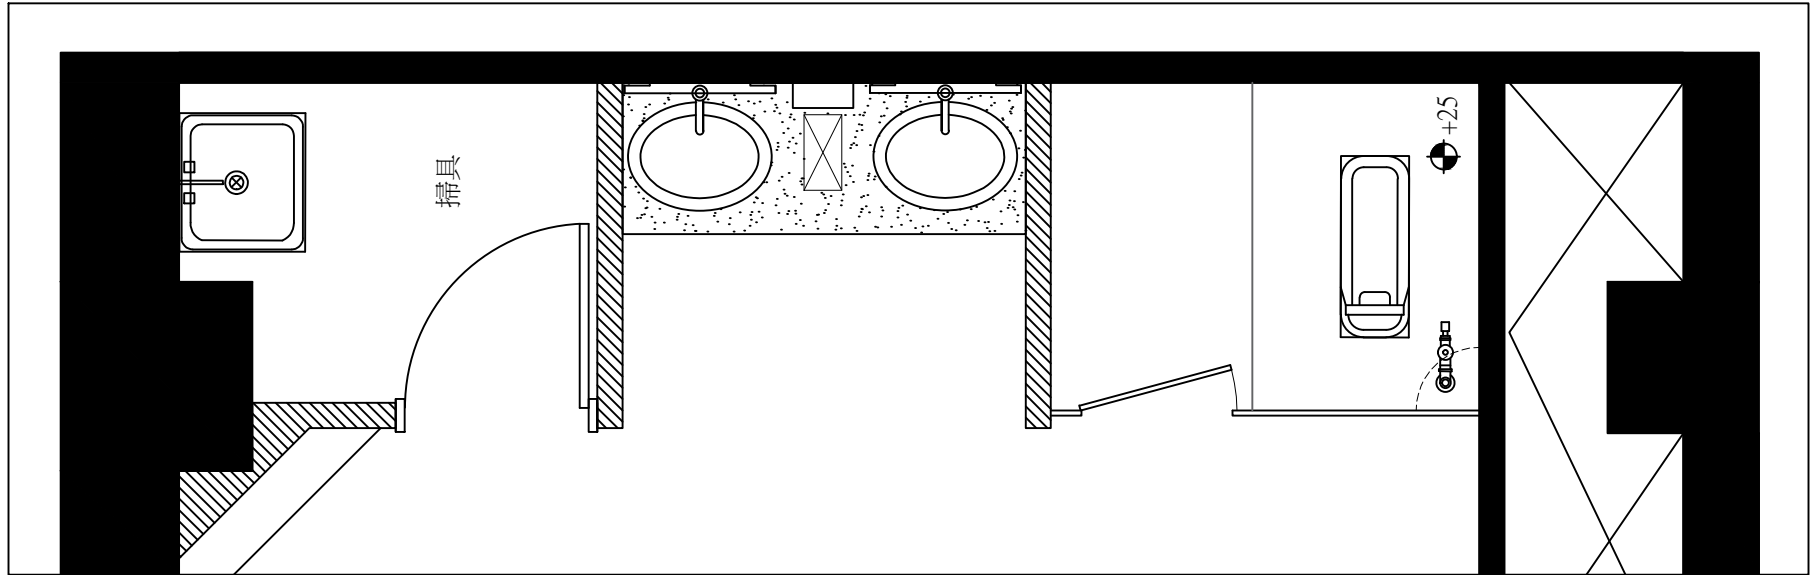


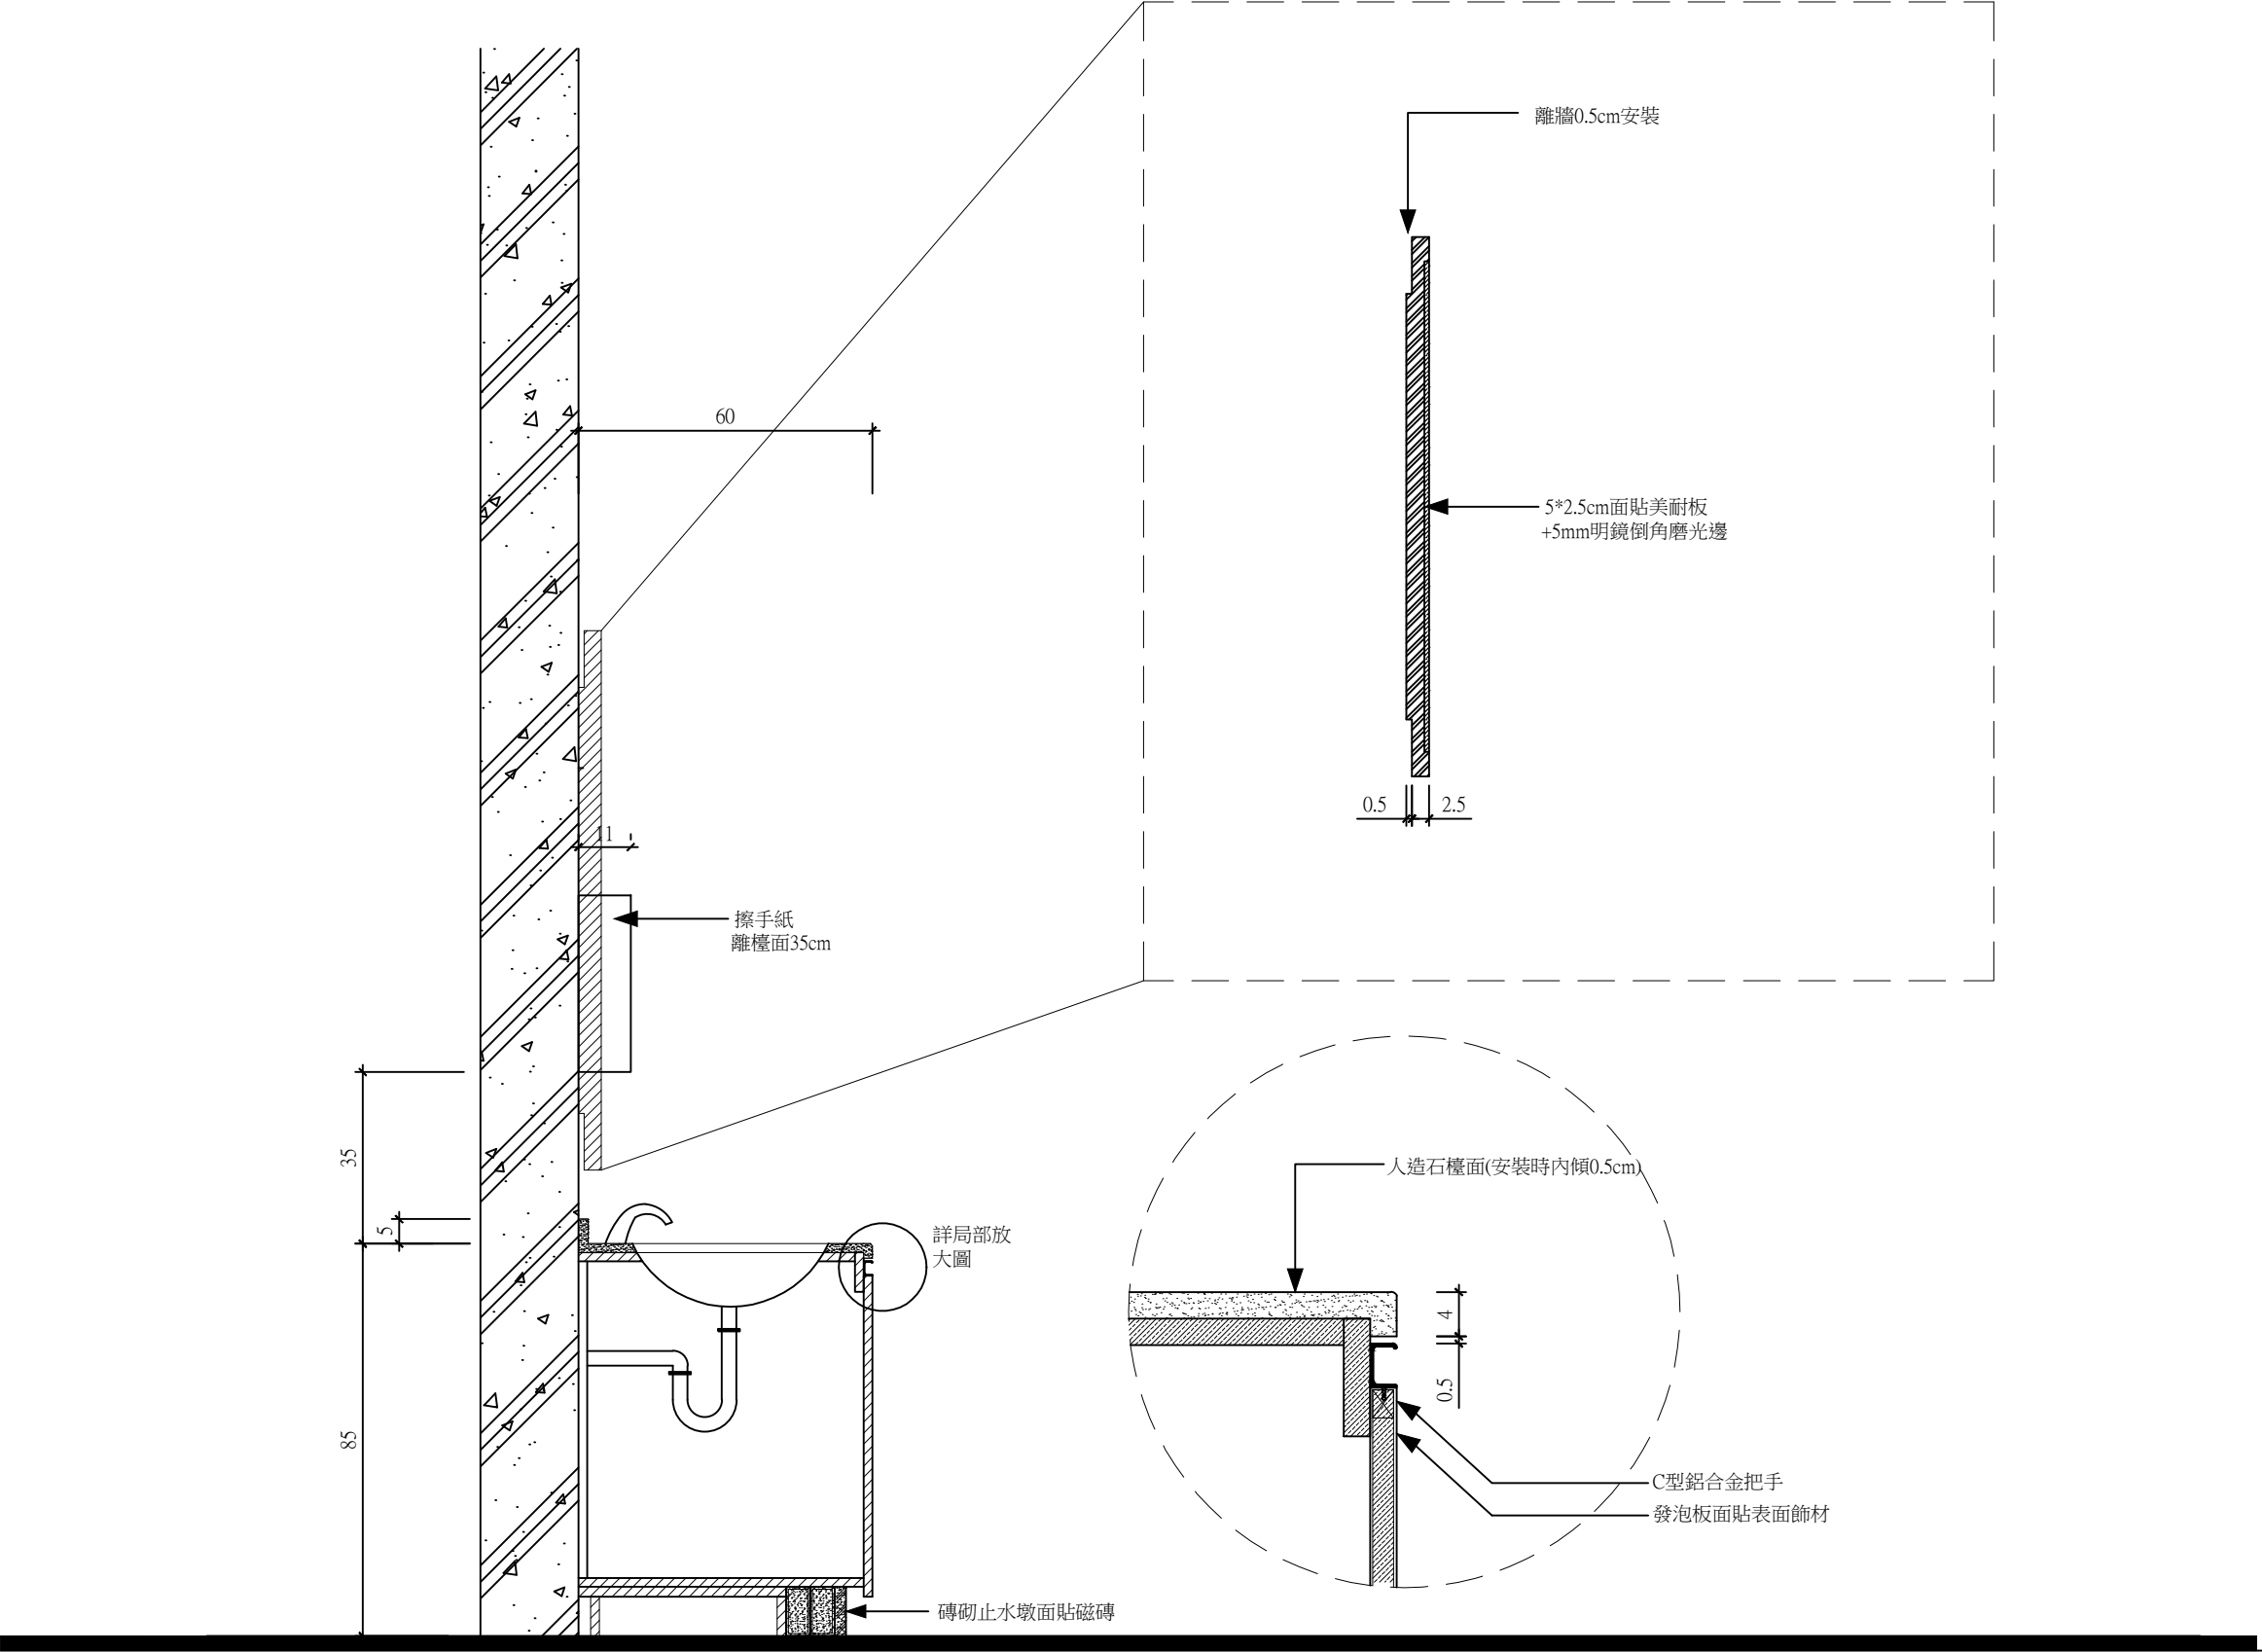
 工業技術研究院 Industrial Technology Research Institute	工程名稱	51館11F中央廁所裝修工程	設計	曾盛寬	審核	周慧貞	核准	周慧貞	繪圖日期	1090422	修訂日期	
	圖名	A向立面圖	比例	A4=1/40 A3=1/30	單位	CM	版本		圖號	A3-01	張號	08/16

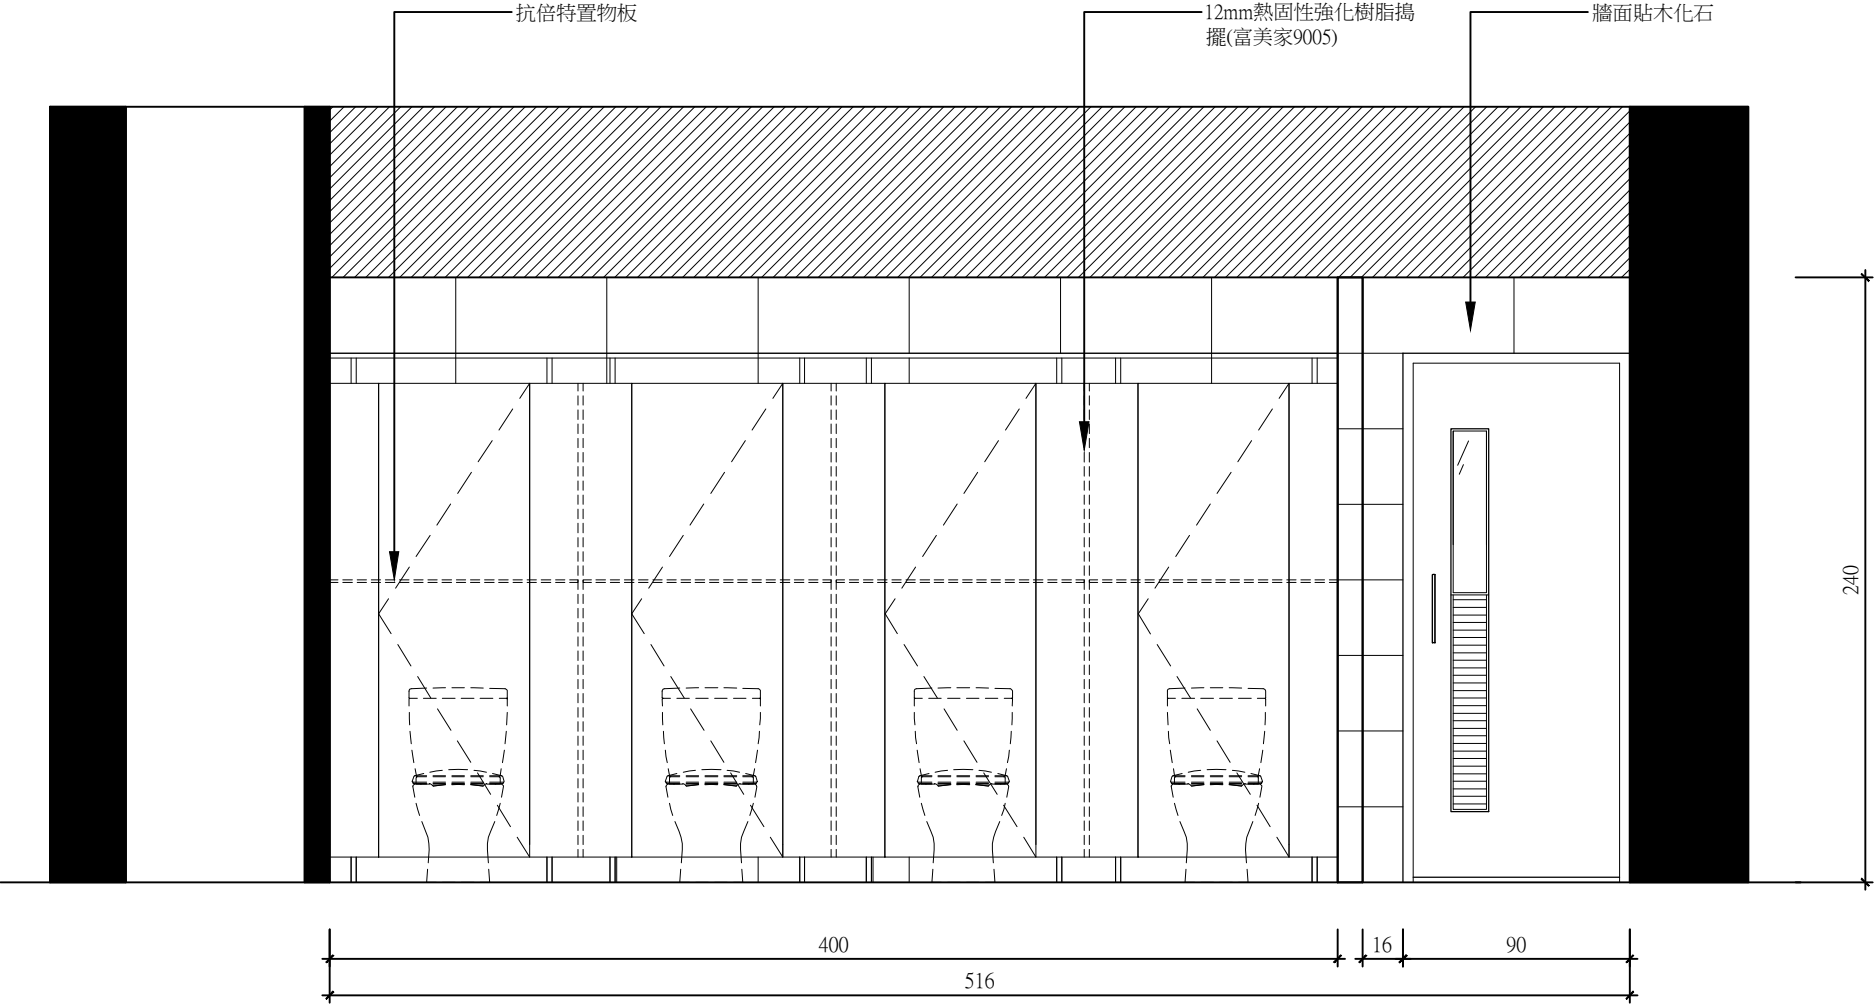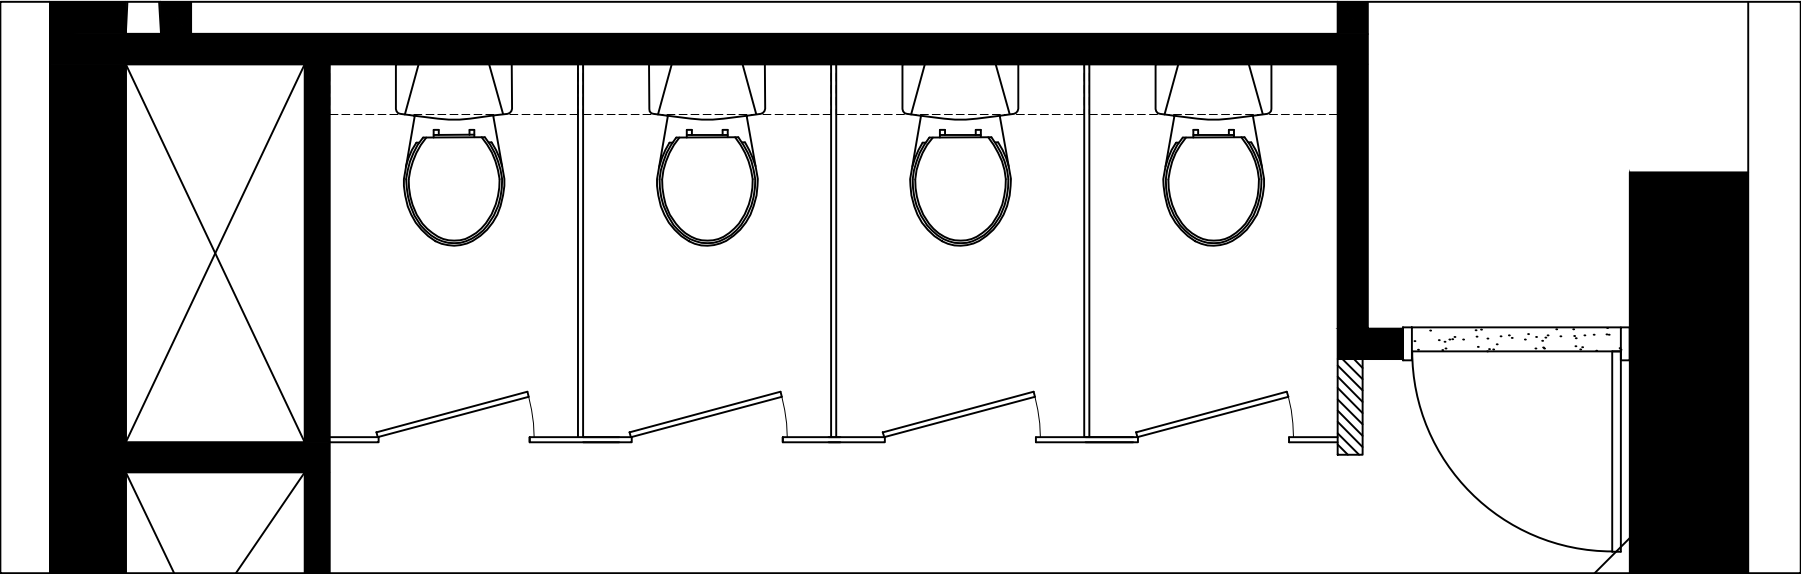


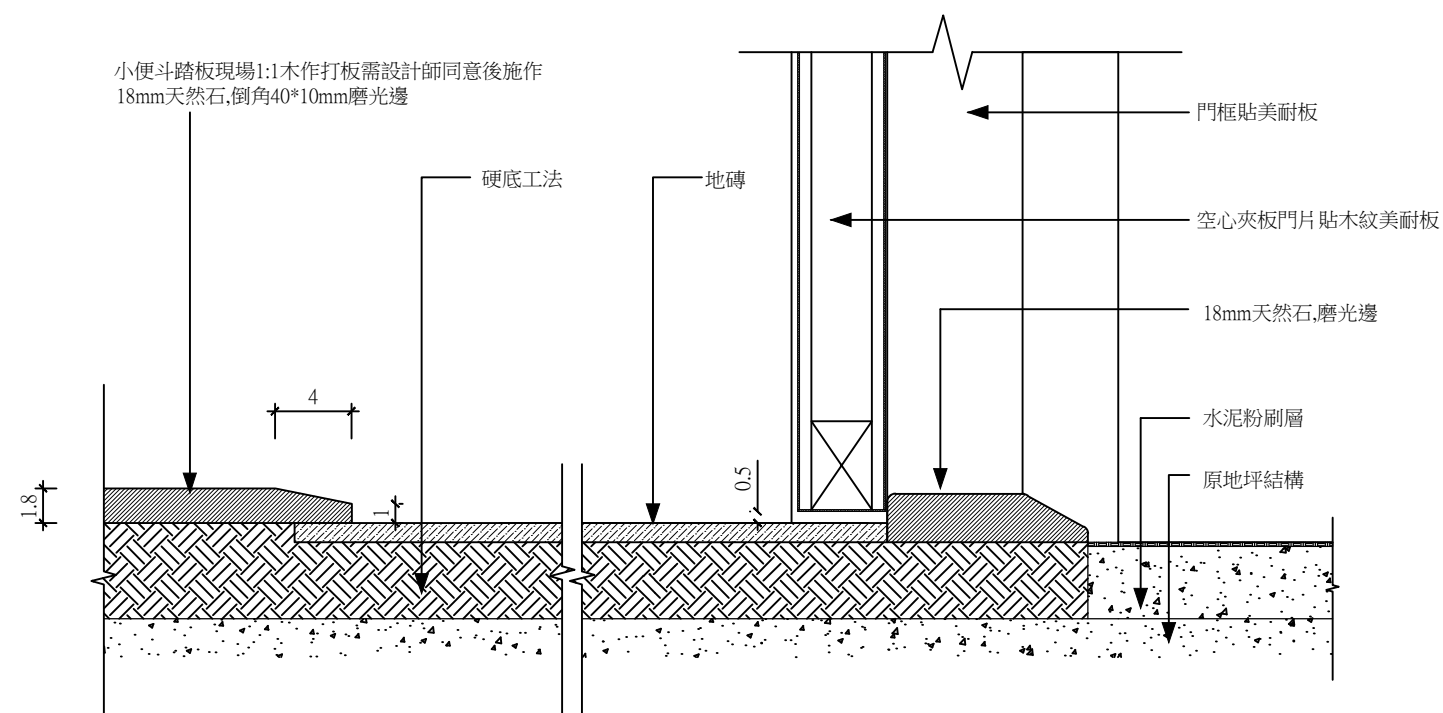
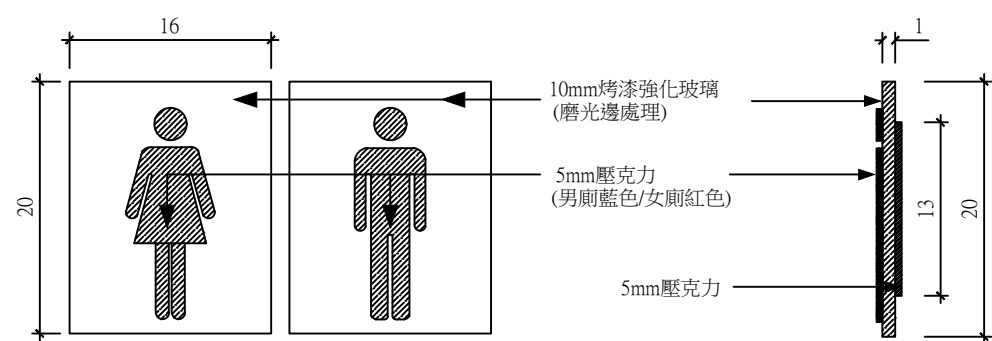
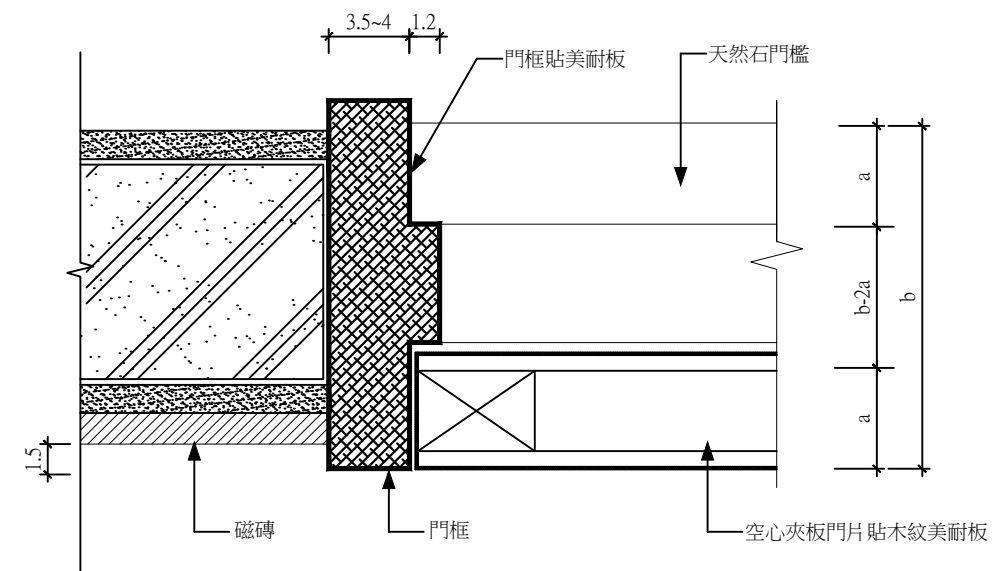
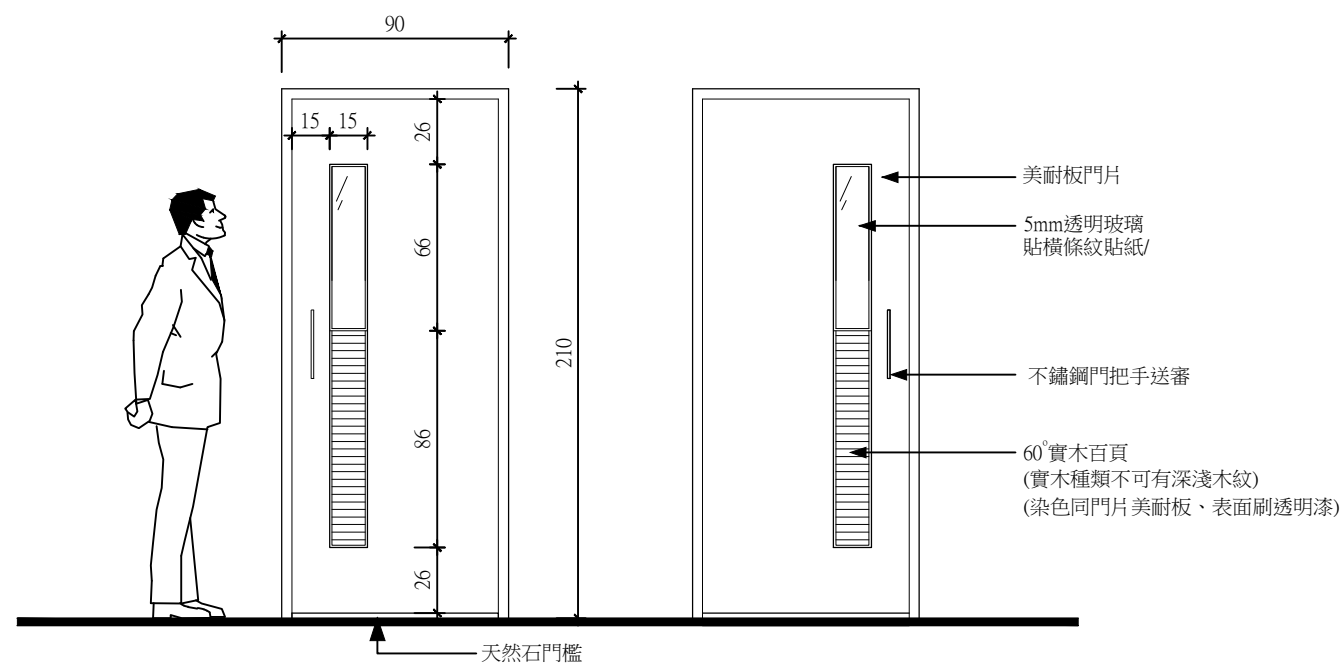
 工業技術研究院 Industrial Technology Research Institute	工程名稱	51館11F中央廁所裝修工程	設 計	曾盛寬	審 核	周慧貞	核 准	周慧貞	繪圖日期	1090422	修訂日期	
	圖 名	B向立面圖	比 例	A4=1/40 A3=1/30	單 位	CM	版 本		圖 號	A3-02	張 號	09/16



 工業技術研究院 Industrial Technology Research Institute	工程名稱	51館11F中央廁所裝修工程	設計	曾盛寬	審核	周慧貞	核准	周慧貞	繪圖日期	1090422	修訂日期	
	圖名	B向立面圖	比例	A4=1/40 A3=1/30	單位	CM	版本		圖號	A3-03	張號	10/16




 工業技術研究院 Industrial Technology Research Institute	工程名稱	51館11F中央廁所裝修工程	設計	曾盛寬	審核	周慧貞	核准	周慧貞	繪圖日期	1090421	修訂日期	
	圖名	洗手台相關尺寸圖	比例	A4=1/40 A3=1/30	單位	CM	版本		圖號	A3-04	張號	11/16




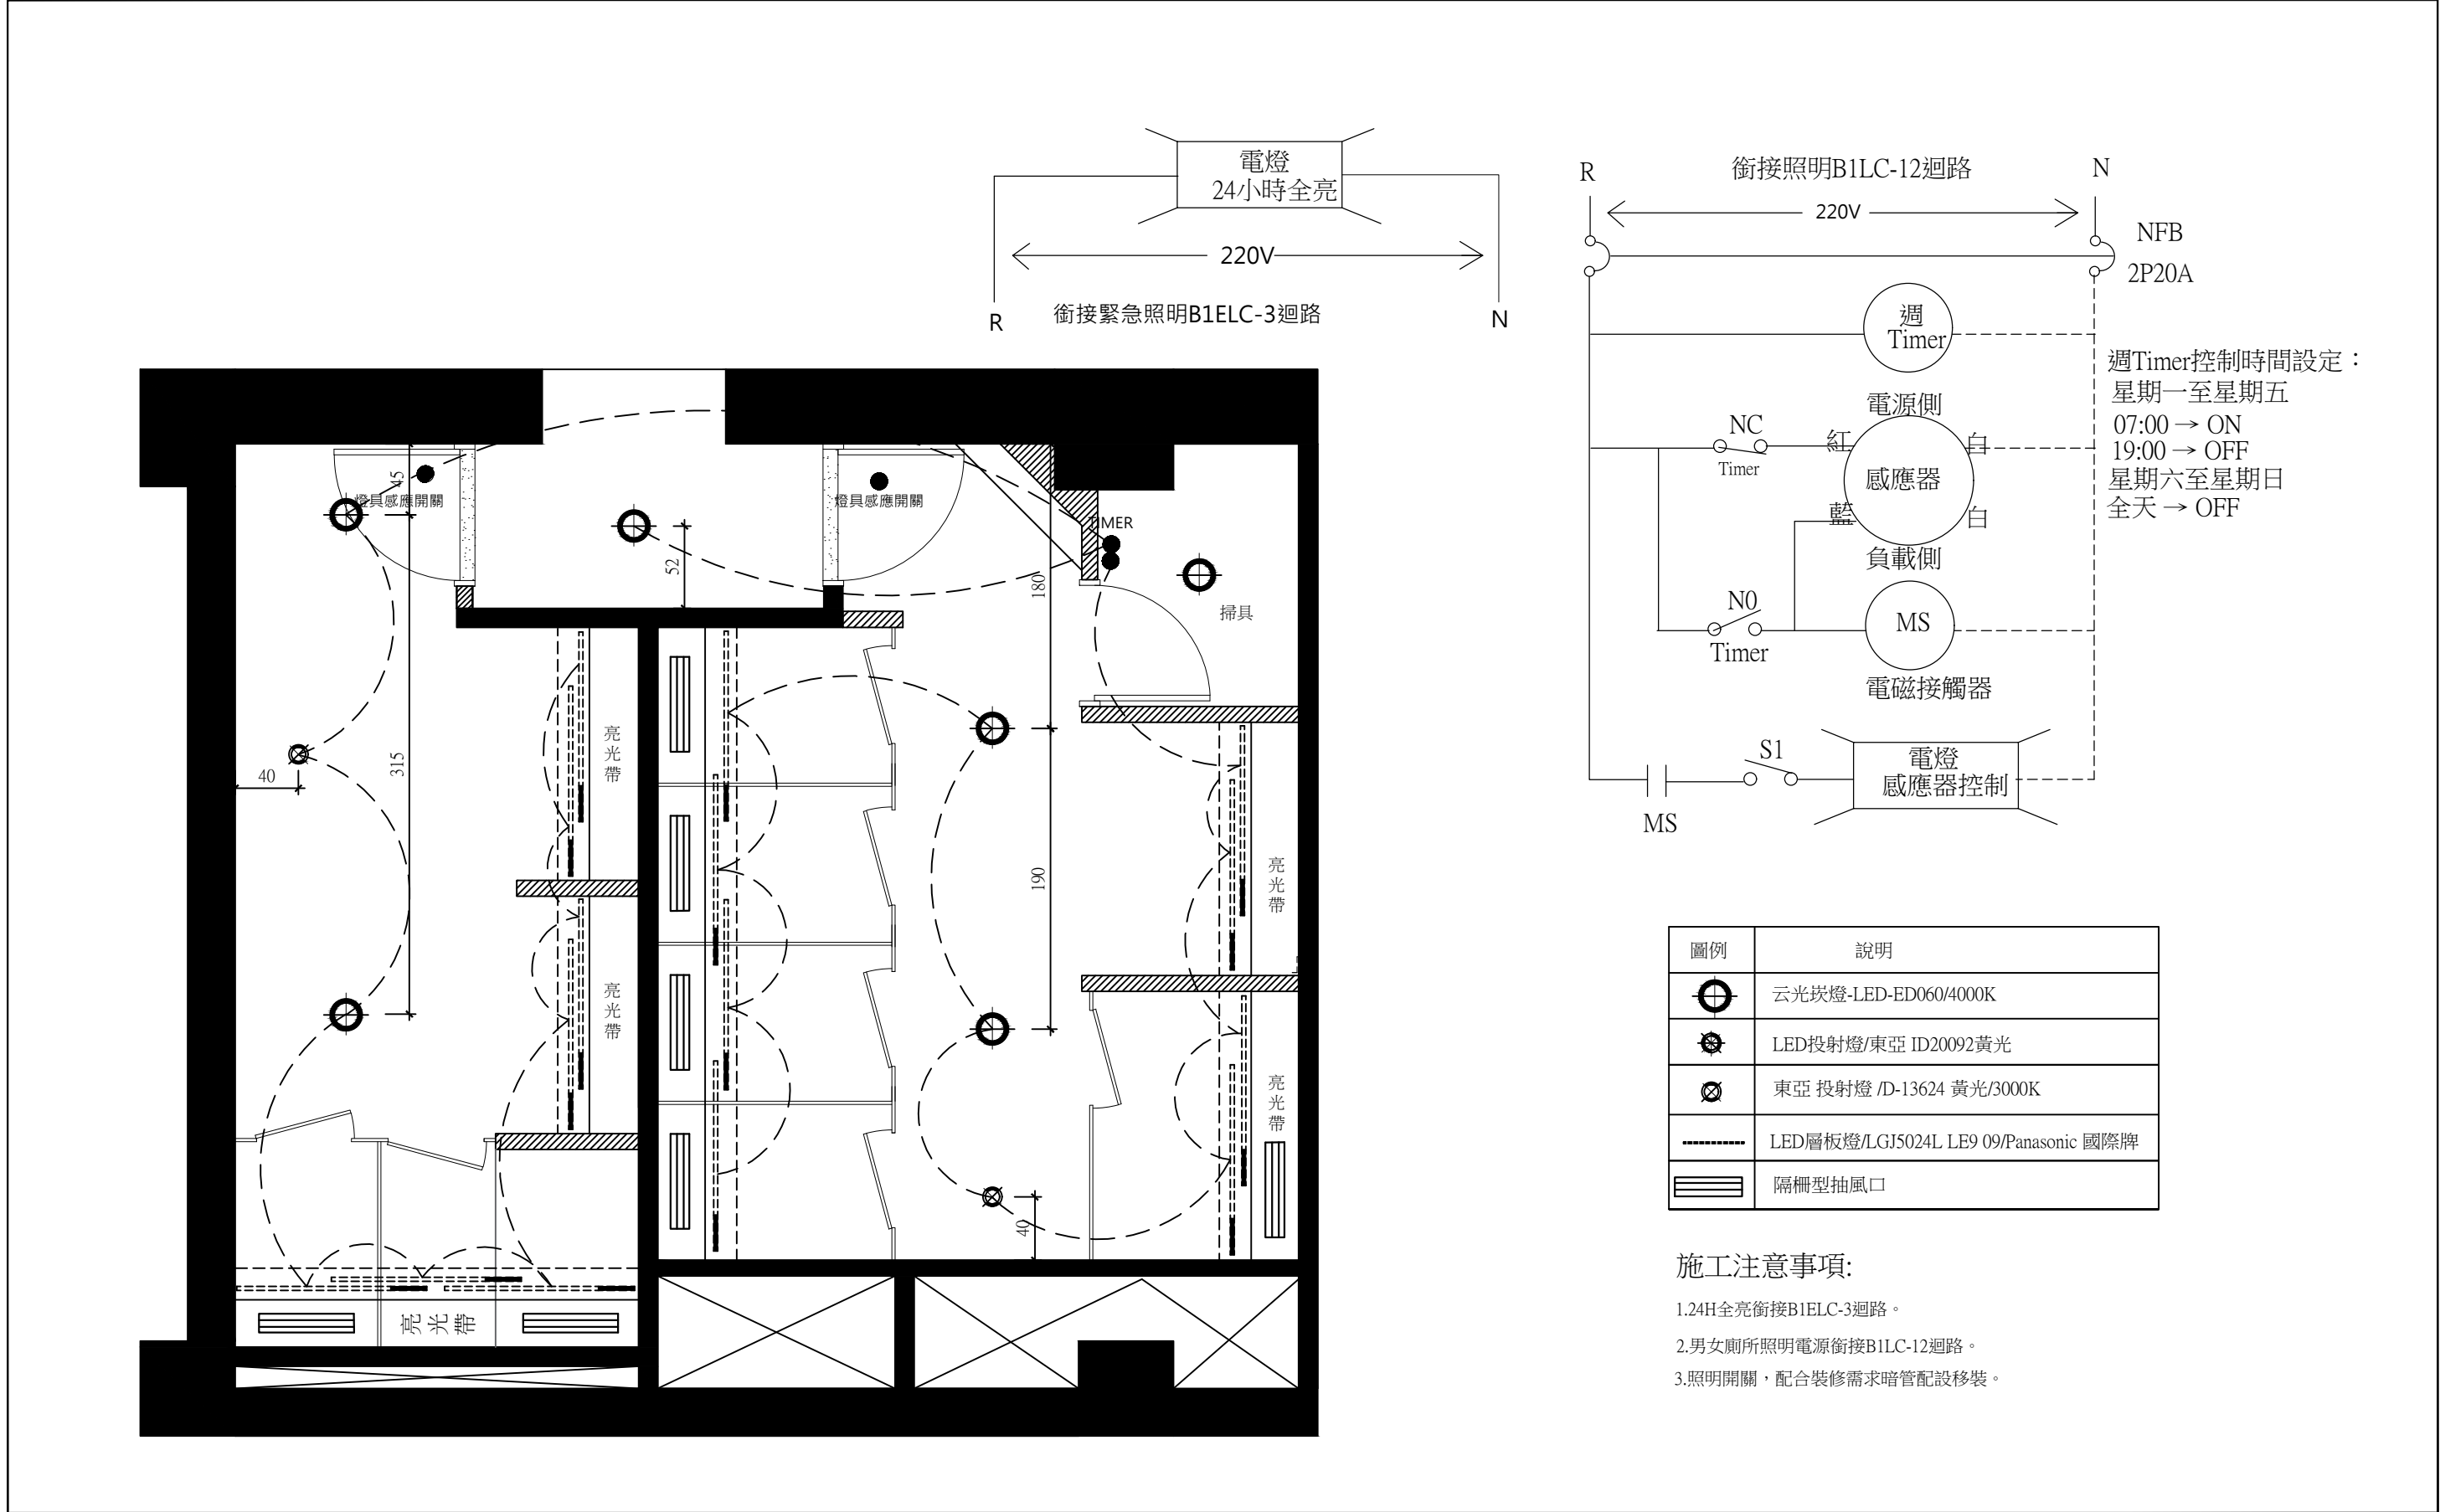
供電來源	由11A電氣室 至11RA盤
盤 名	11RA PANEL
電源規格	3 ϕ 4W 208/120V
供電範圍	51館 11F男.女廁所


51館11F室男.女廁所電燈燈控


- 1.男.女廁所各需用一只**MS**時間外用自動感應燈亮燈熄
- 2.男.女廁所需用一只**Time**控制電燈,星期一~五
07:00~20:00為 **ON**其餘時間為自動感應開關亮

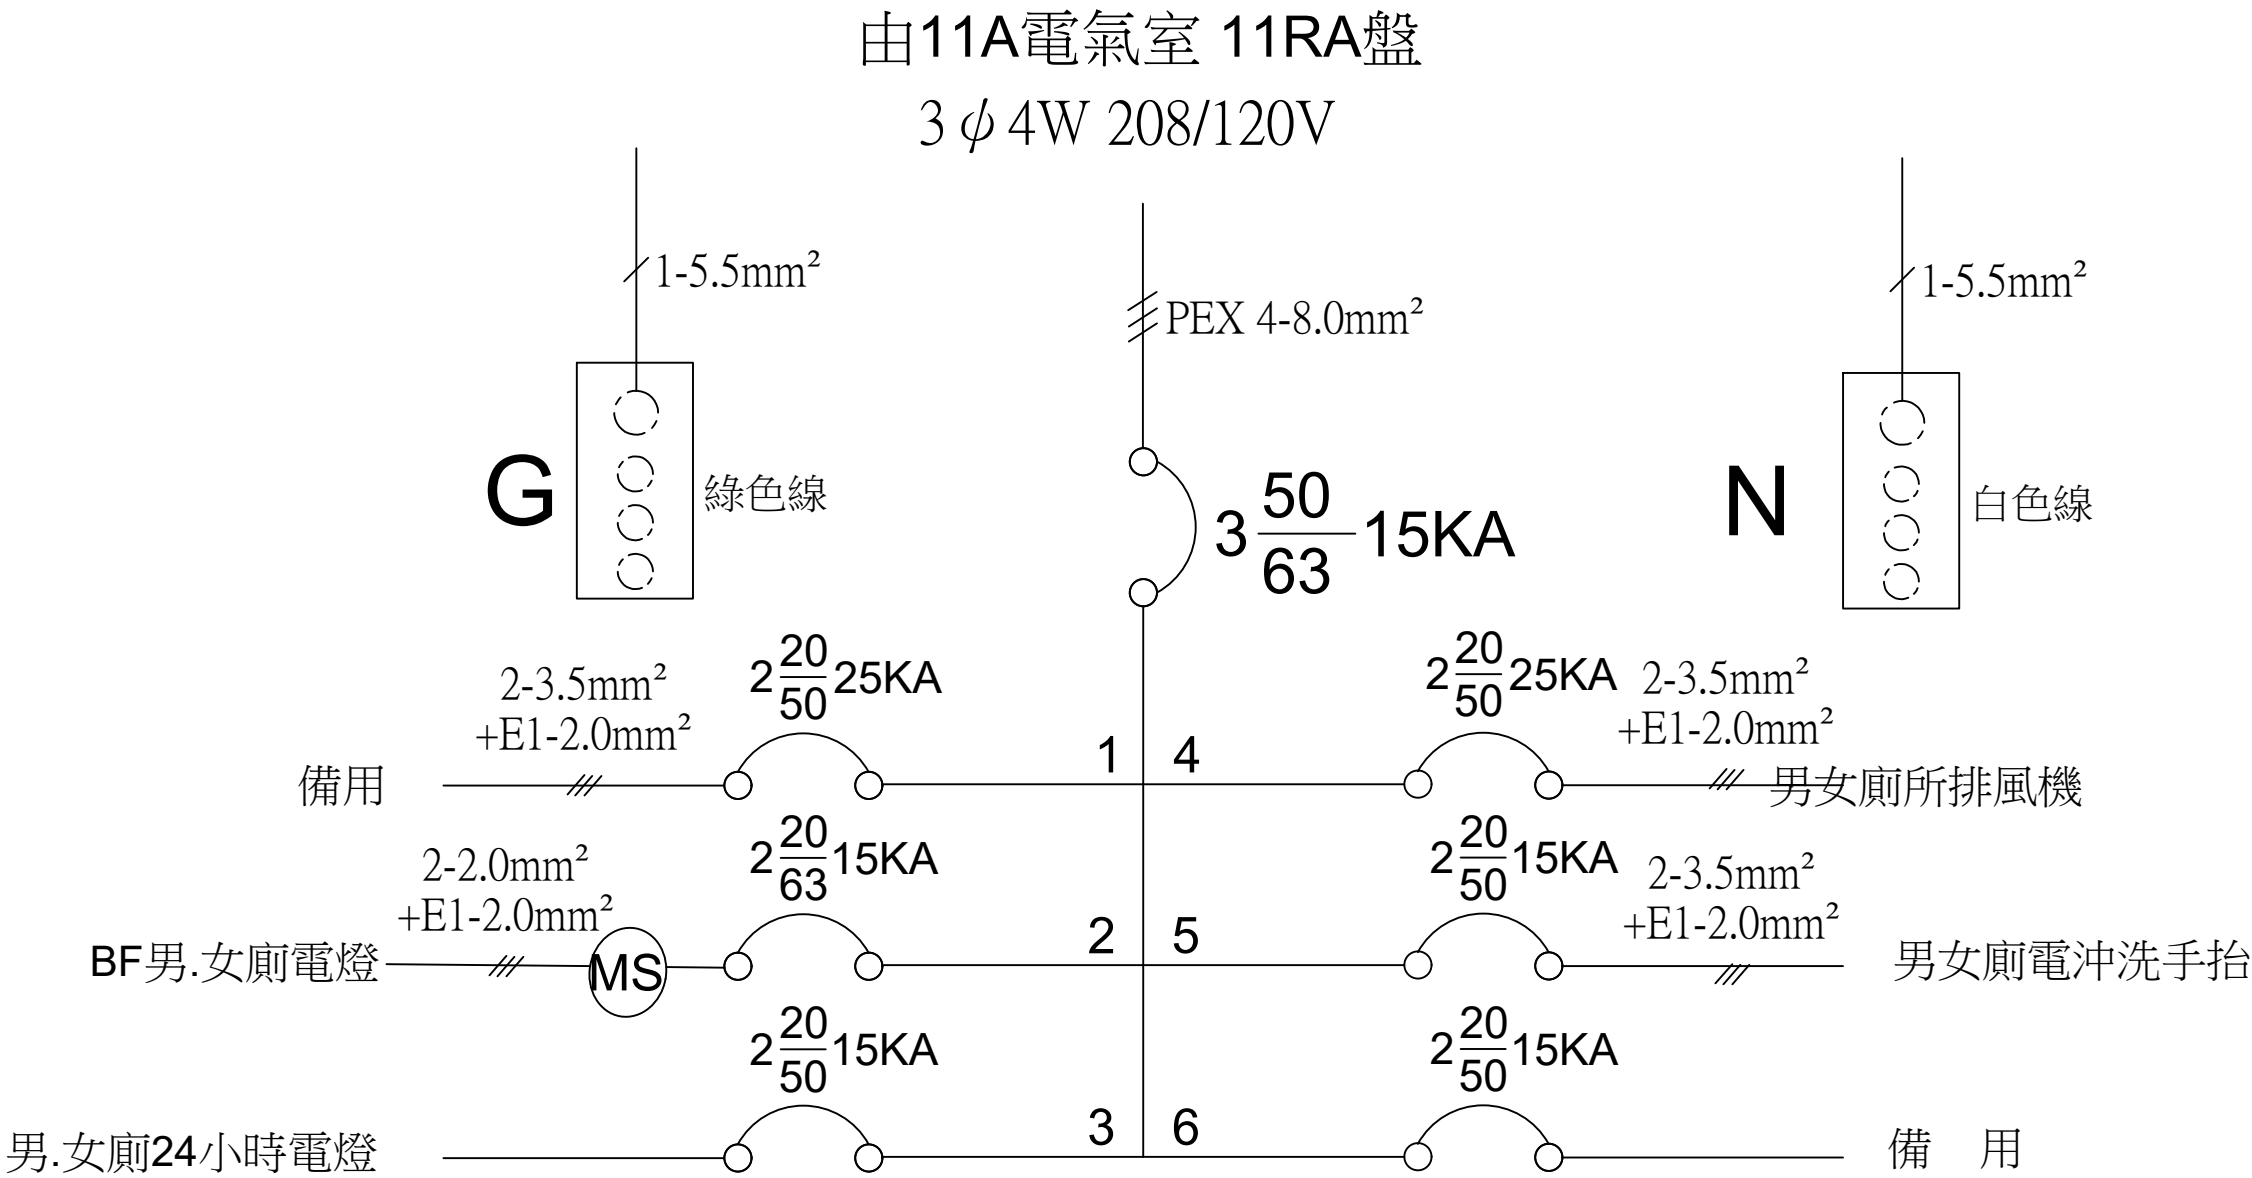

 工業技術研究院 Industrial Technology Research Institute	工程名稱	51館11F中央廁所裝修工程	設計	林祺添	審核	洪文德	核准	洪文德	繪圖日期	1090522	修訂日期	
	圖 名	11RA盤電力單線圖	比例	A4=1/60 A3=1/40	單位	CM	版本		圖 號	E-01	張 號	13/16



<div><div><div>工業技術研究院</div><div>Industrial Technology Research Institute</div></div></div>	工程名稱	51館11F中央廁所裝修工程	設計	林祺添	審核	洪文德	核准	洪文德	繪圖日期	1090519	修訂日期	
	圖名	燈具迴路圖	比例	A4=1/60 A3=1/40	單位	CM	版本		圖號	E-02	張號	14/16

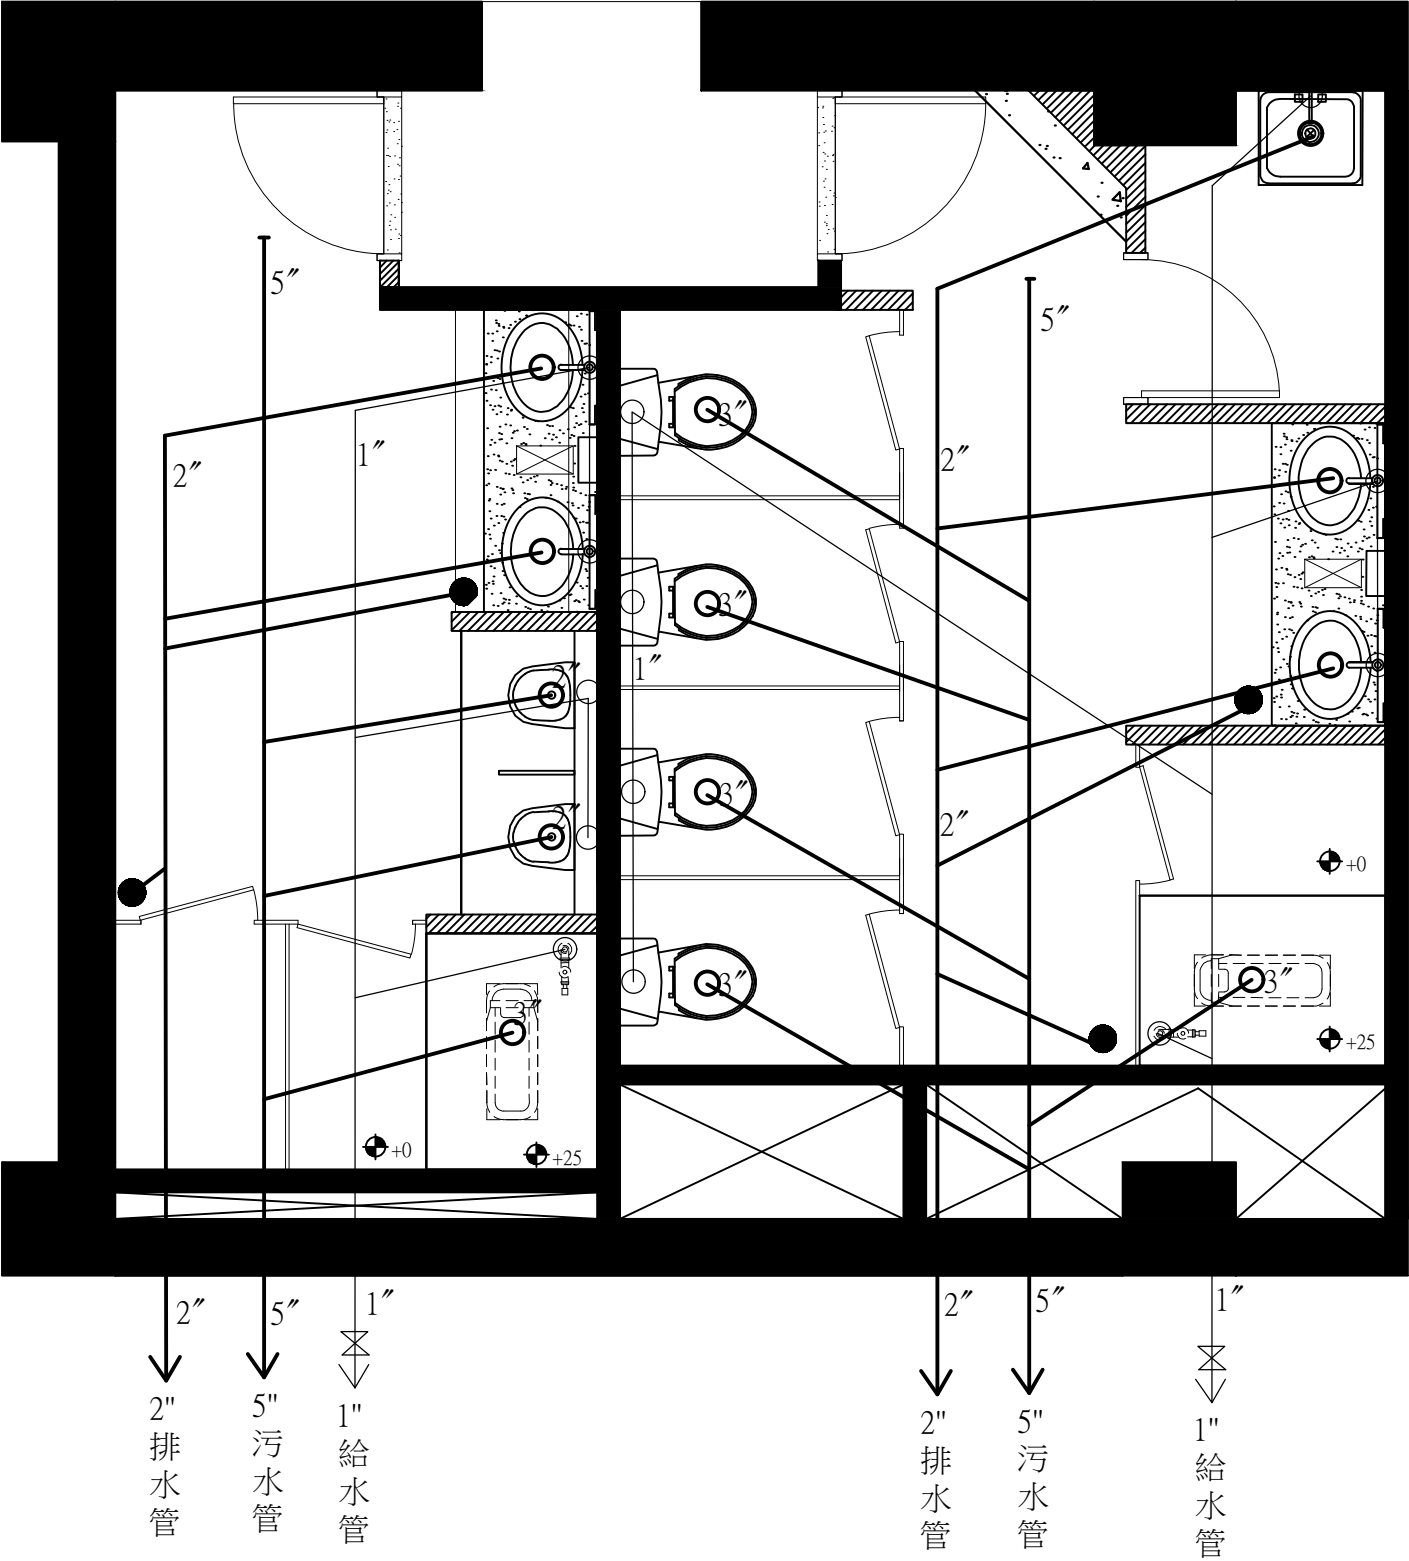

	圖例說明：
●	地板排水孔
○	衛生設備排水孔
◎	1/2" 檯面下水龍頭
○	1/2" 設備給水閥
⊗	不銹鋼球閥
—	PVC給水管(厚管)
—	PVC橘色排水管
—	PVC橘色污水管
備註:	通氣管需配置管道間 銜接現有通氣管


註1：男廁馬小便斗污水管路需更新，並銜接舊有排水管。


註2：男女廁馬桶污水管路延用舊有管路，並銜接舊有排水管。


註3：男女廁地板排水需重新洗孔，銜接舊有排水管。

註4：圖面規劃需以現場現況為主，施工前需再與設施人員確認後方可施工。

註5：地板排水需設置存水彎。

 工業技術研究院 Industrial Technology Research Institute	工程名稱	51館11F中央廁所裝修工程	設計	林祺添	審核	洪文德	核准	洪文德	繪圖日期	1090519	修訂日期	1090520
	圖名	給排水配置圖	比例	A4=1/60 A3=1/40	單位	CM	版本		圖號	W-01	張號	15/16

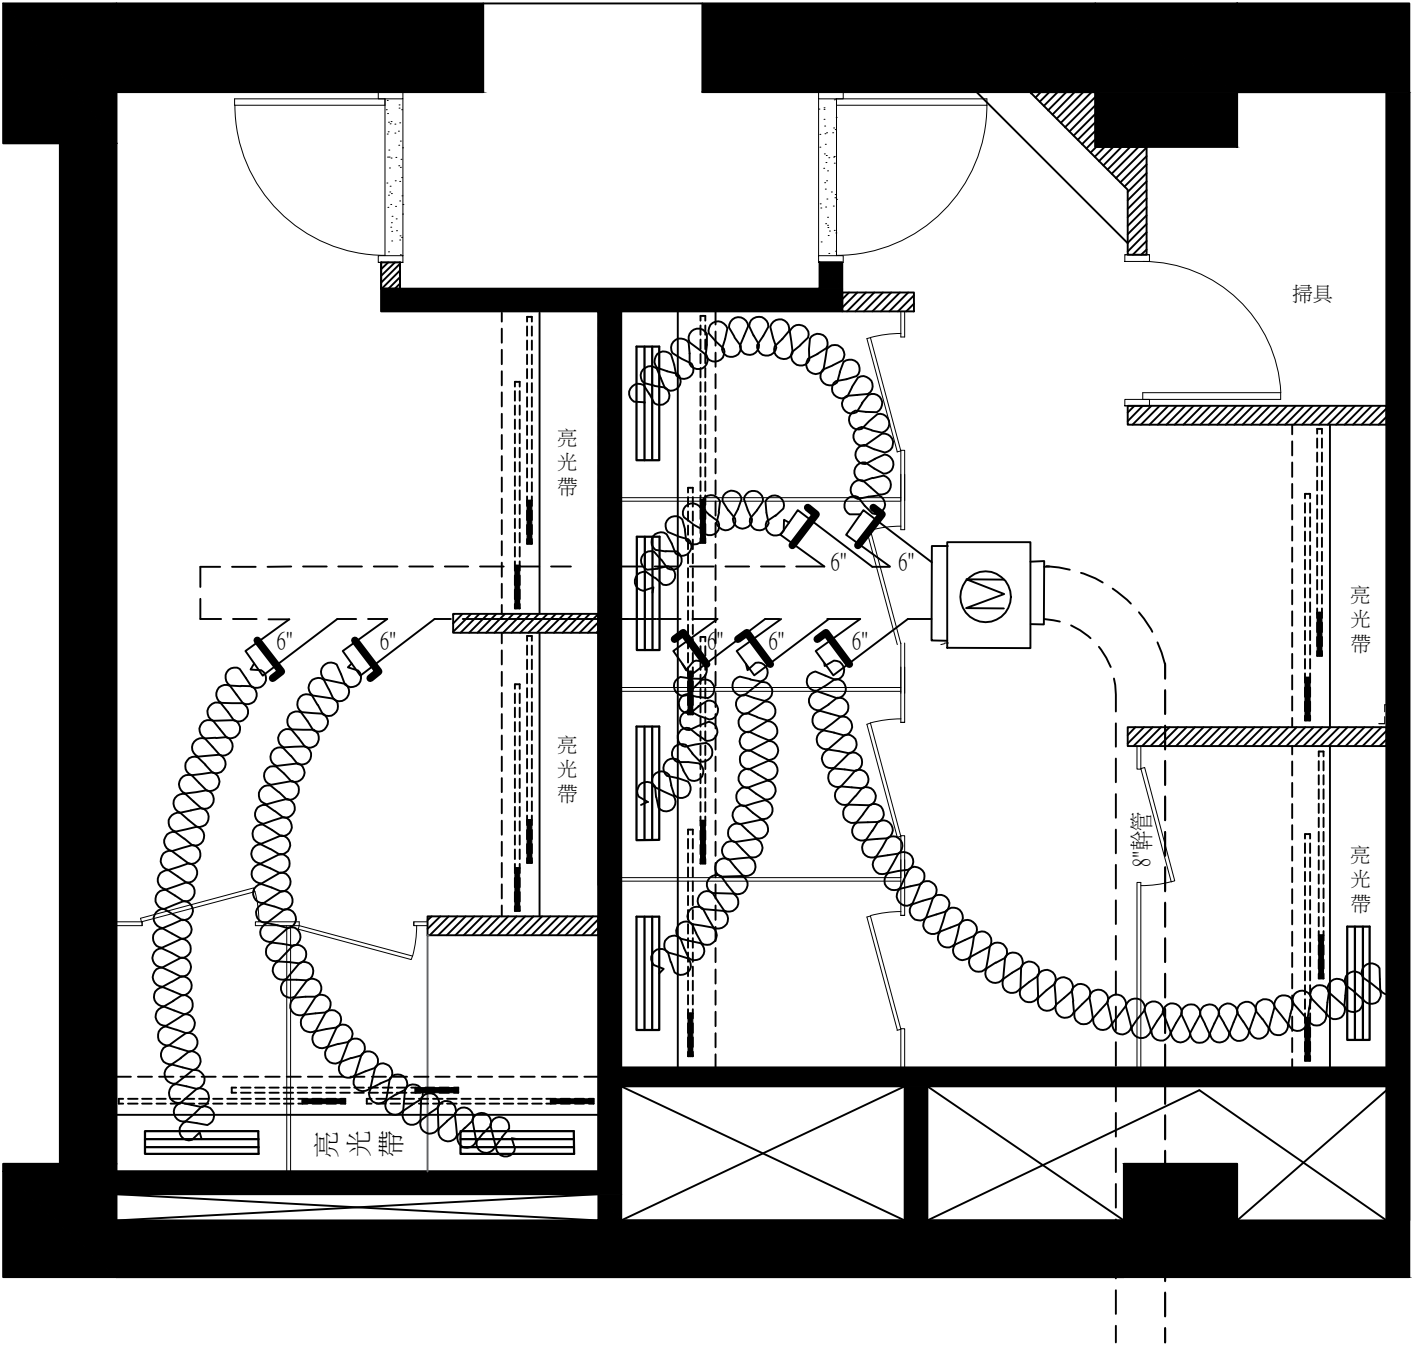

 工業技術研究院 Industrial Technology Research Institute	工程名稱	51館11F中央廁所裝修工程	設計	林祺添	審核	洪文德	核准	洪文德	繪圖日期	1090520	修訂日期	1090521
	圖名	排氣風管配置圖	比例	A4=1/60 A3=1/40	單位	CM	版本		圖號	AC-01	張號	